

 





 ALCALÁ DE HENARES AYUNTAMIENTO	<h1>ANTEPROYECTO</h1> <h2>CONCESIÓN DE KIOSCO EN PARQUE O'DONELL</h2> <p>Alcalá de Henares. Madrid.</p>	
	Denominación: <h3>SITUACIÓN EN EL MUNICIPIO</h3>	Fecha: Sept. 2013
Proyectista: David Andrés Arquitecto municipal	Dibujado: Alejandro Sevillano	Original: A3 Escalas: 1:3000

AYUNTAMIENTO DE ALCALÁ DE HENARES
 30 DIC. 2013
 JUNTA DE GOBIERNO LOCAL

Paseo de los Pinos


ZONA DE PLANTACION DE MODULOS
 ZONA DE PLANTACION DE ARBOLES

LEYENDA


-  BANCO
-  ACOMETIDAS
-  ÁRBOL
-  FAROLA
-  EDIFICACIÓN EXISTENTE
-  ZONA DE ACTUACIÓN PREVISTA

Via Complutense


 ALCALÁ DE HENARES AYUNTAMIENTO	<h1>ANTEPROYECTO</h1> <h2>CONCESIÓN DE KIOSCO EN PARQUE O'DONELL</h2> <p>Alcalá de Henares. Madrid.</p>	
	Denominación: SITUACIÓN EN LA PARCELA ENTORNO	Fecha: Sept. 2013
Proyectista: David Andrés Arquitecto municipal	Dibujado: Alejandro Sevillano	Original: A3
		Escalas: 1:150

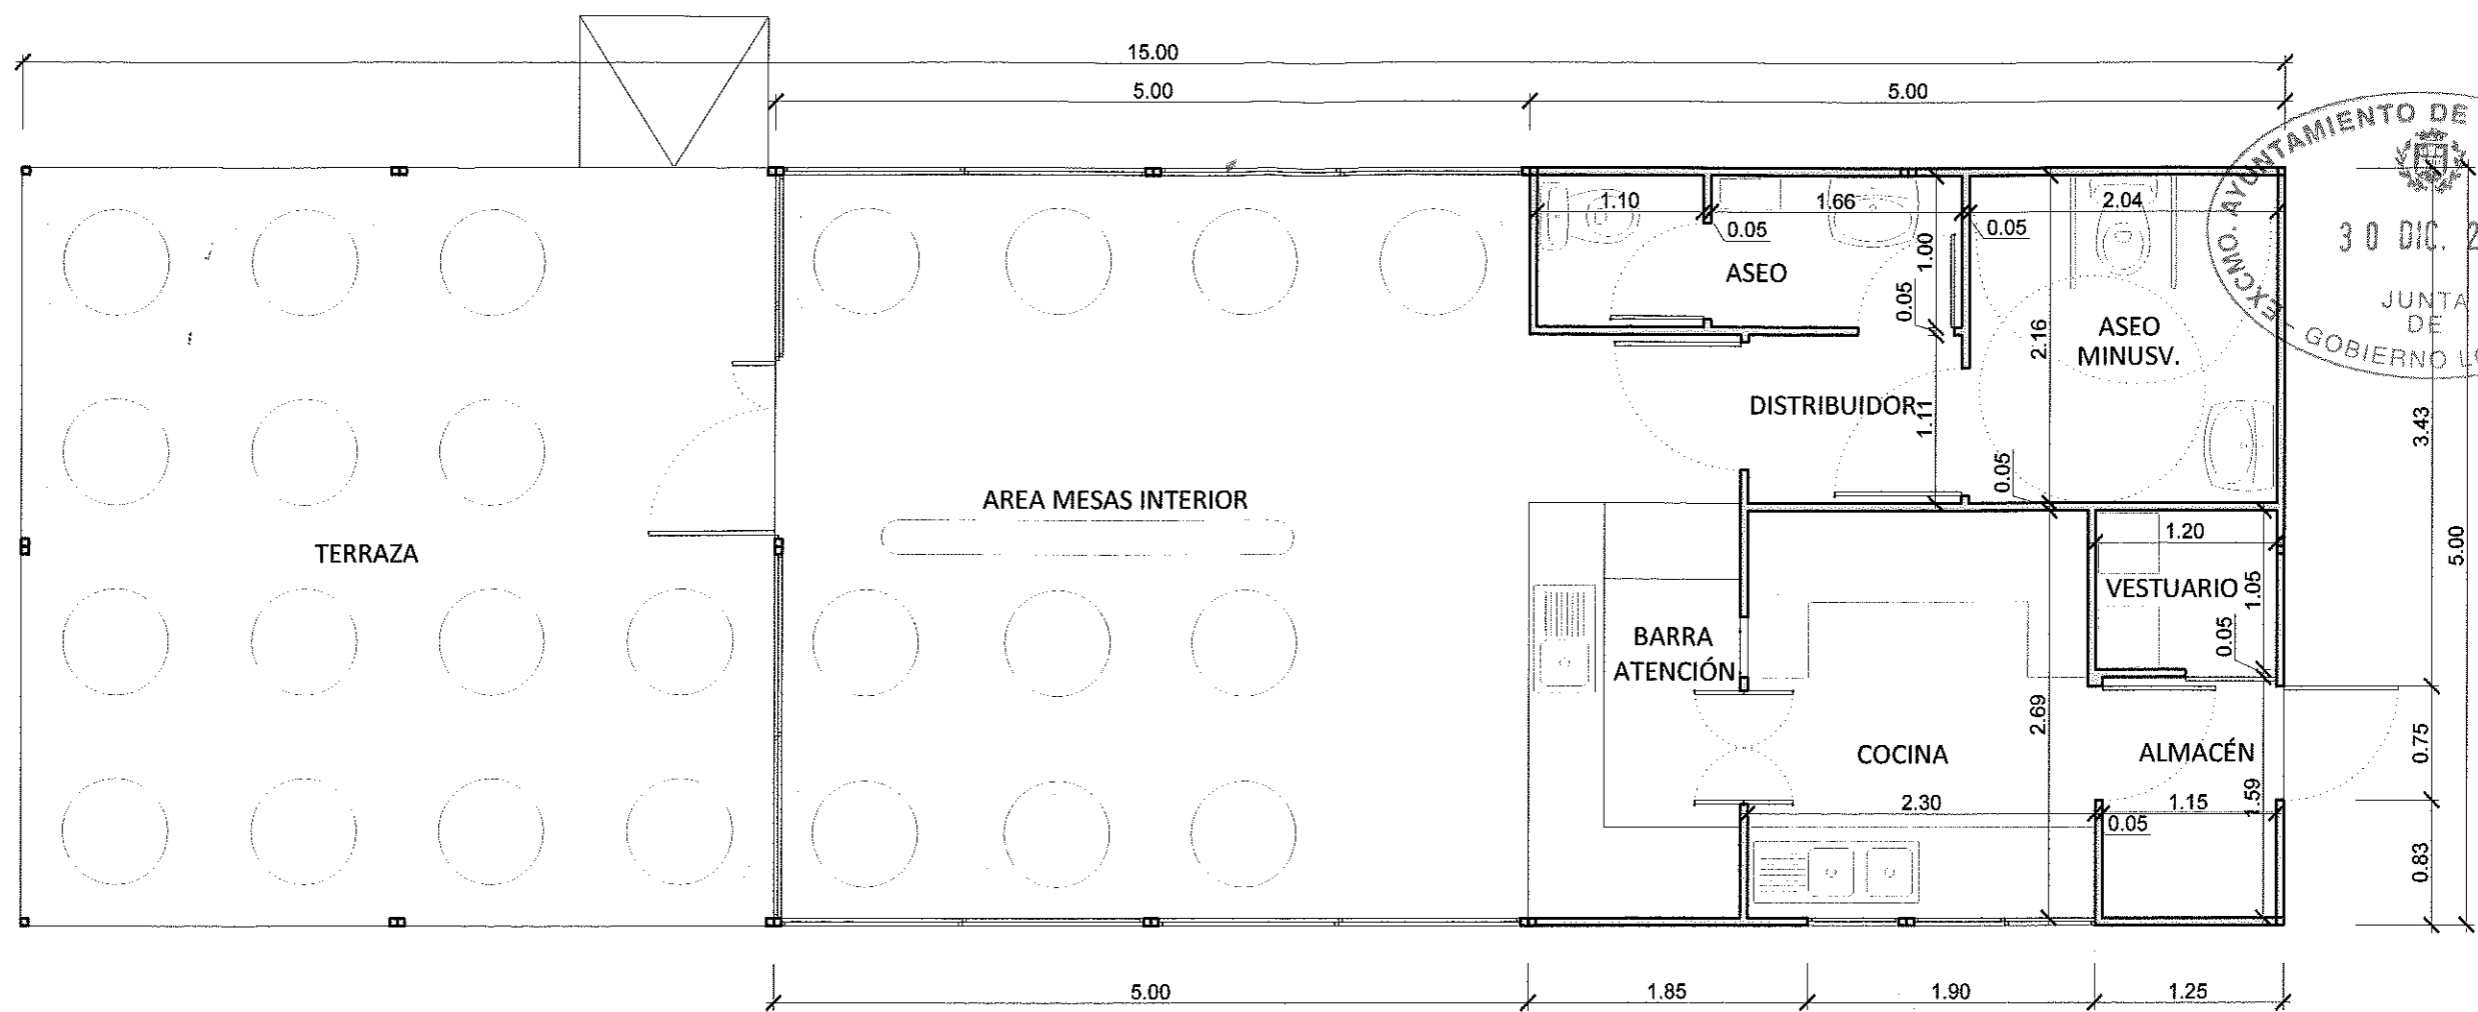

AYUNTAMIENTO DE ALCALÁ DE HENARES
 30 DIC. 2013
 JUNTA DE GOBIERNO LOCAL

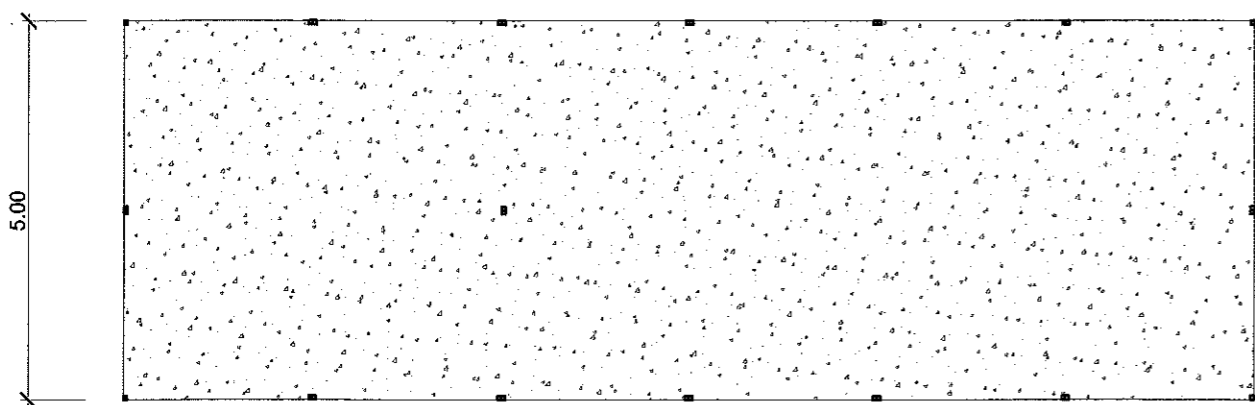

PLANTA APOYO
 escala 1:100

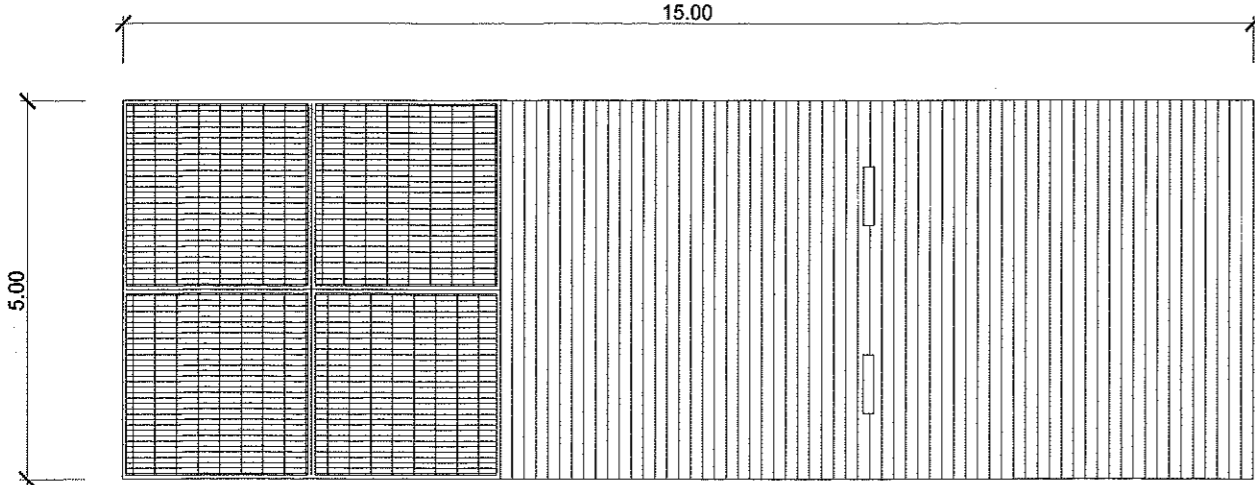

PLANTA DE CUBIERTAS
 escala 1:100

PLANTA SUELO:
 DISTRIBUCIÓN Y COTAS
 escala 1:50

CUADRO DE SUPERFICIES

ASEO:	2,79m ²	BARRA ATENCIÓN:	3,85m ²
ASEO MINUSVÁLIDOS:	4,42m ²	COCINA:	6,18m ²
DISTRIBUIDOR:	1,68m ²	ALMACÉN:	1,86m ²
ÁREA MESAS INTERIOR:	25,81m ²	VESTUARIO:	1,29m ²
TERRAZA:	25,00m ²		

ANTEPROYECTO


CONCESIÓN DE KIOSCO EN PARQUE O'DONELL

Alcalá de Henares. Madrid.


Denominación: PLANTAS APOYO, SUELO Y CUBIERTAS	Fecha: Sept. 2013	Plano nº: 3-C
Original: A3	3-C	
Escalas: 1:50 1:100		

Proyectista:
David Andrés
 Arquitecto municipal



Dibujado:
Alejandro Sevillano

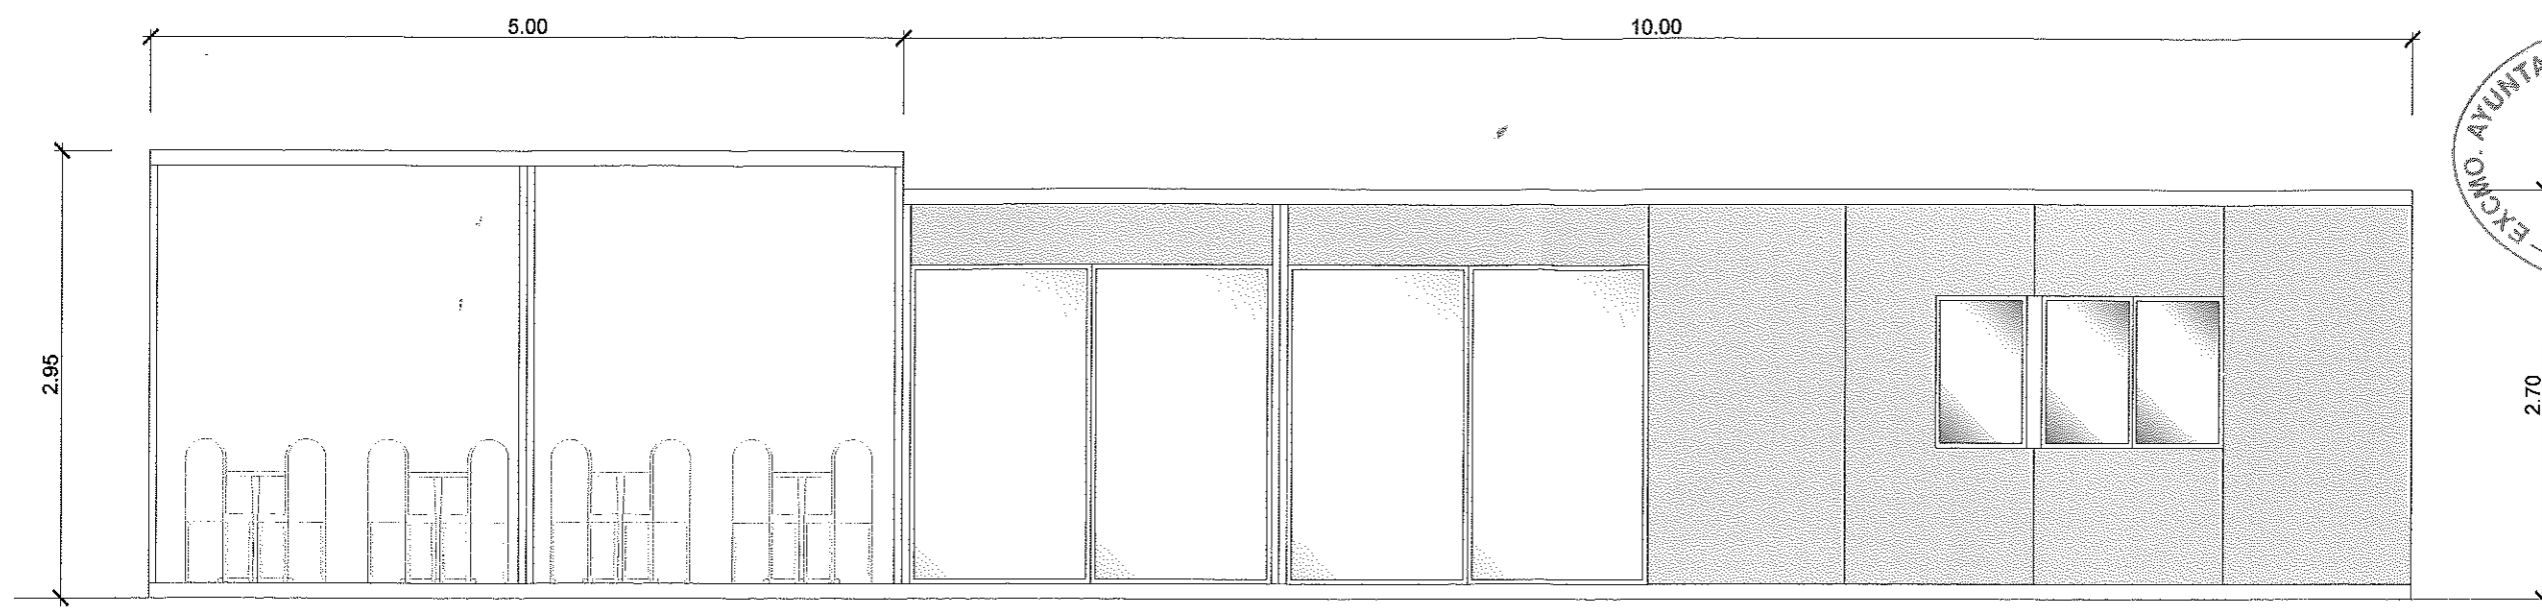


ALZADO 1
Escala 1:50

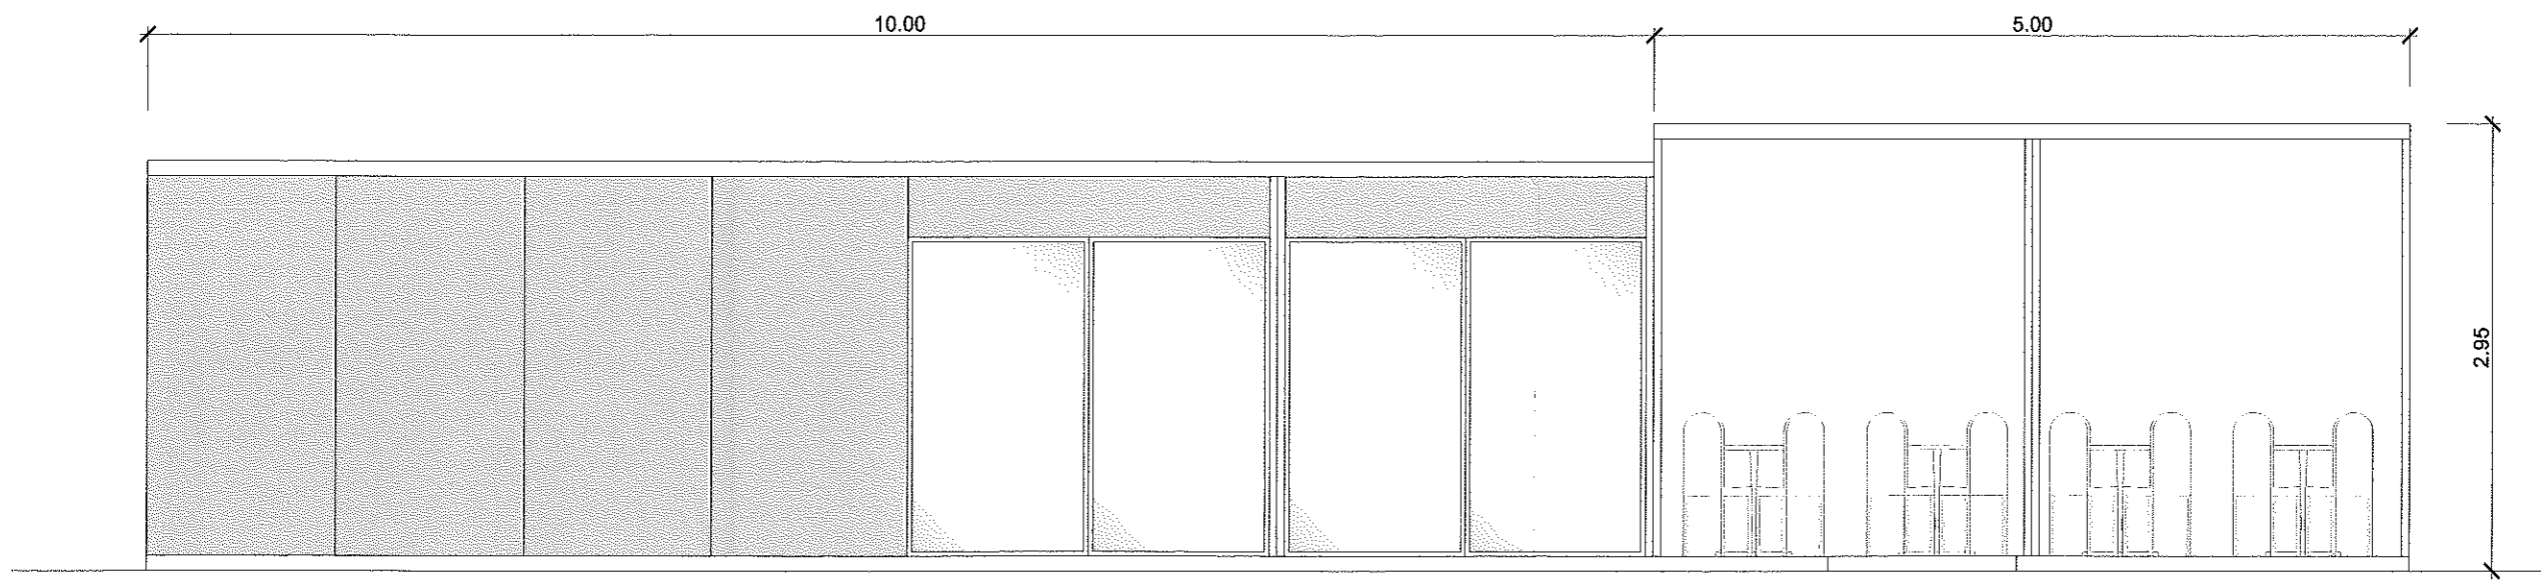

ALZADO 2
Escala 1:50

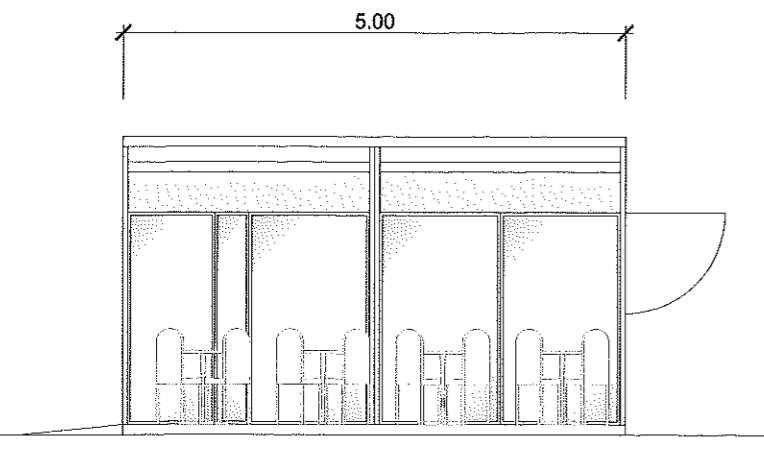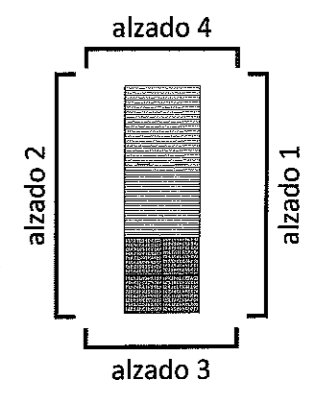


ALZADO 3
Escala 1:75

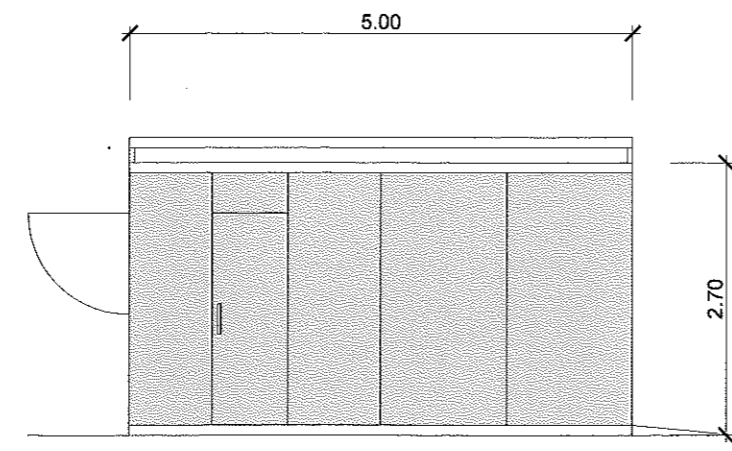


ALZADO 4
Escala 1:75



 ALCALÁ DE HENARES AYUNTAMIENTO	<h1>ANTEPROYECTO</h1> <h2>CONCESIÓN DE KIOSCO EN PARQUE O'DONELL</h2> <p>Alcalá de Henares. Madrid.</p>	
	Denominación: <h3 style="text-align: center;">ALZADOS</h3>	Fecha: Sept. 2013
Projectista: David Andrés Arquitecto municipal	Dibujado: Alejandro Sevillano	Escalas: 1:50 1:75

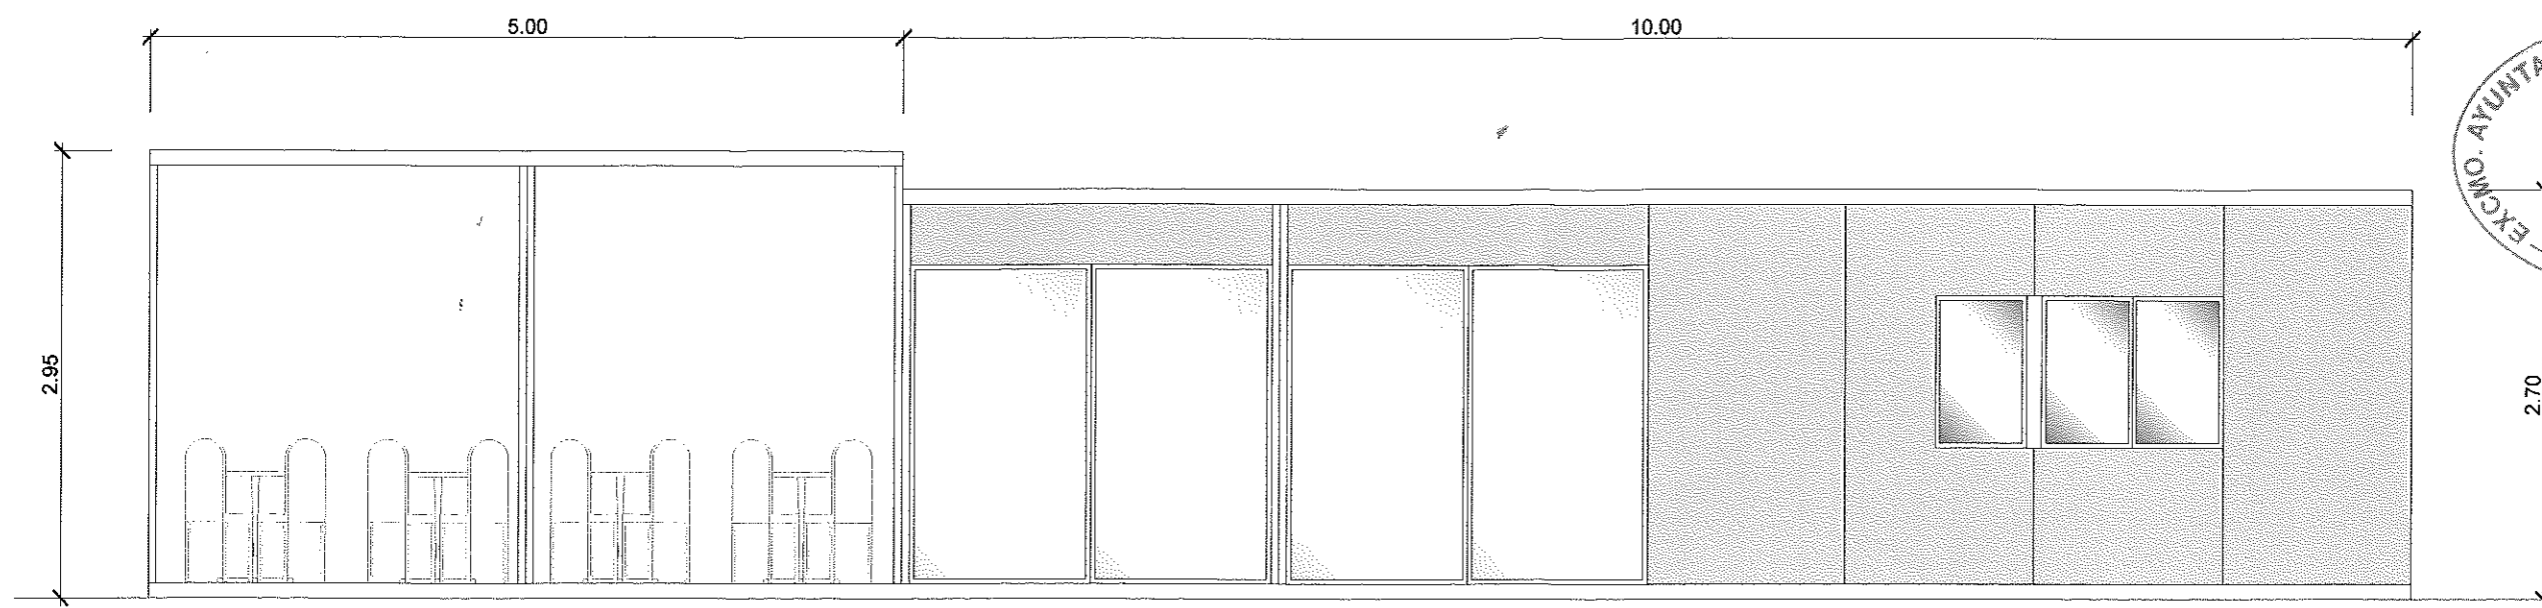


ALZADO 1
Escala 1:50

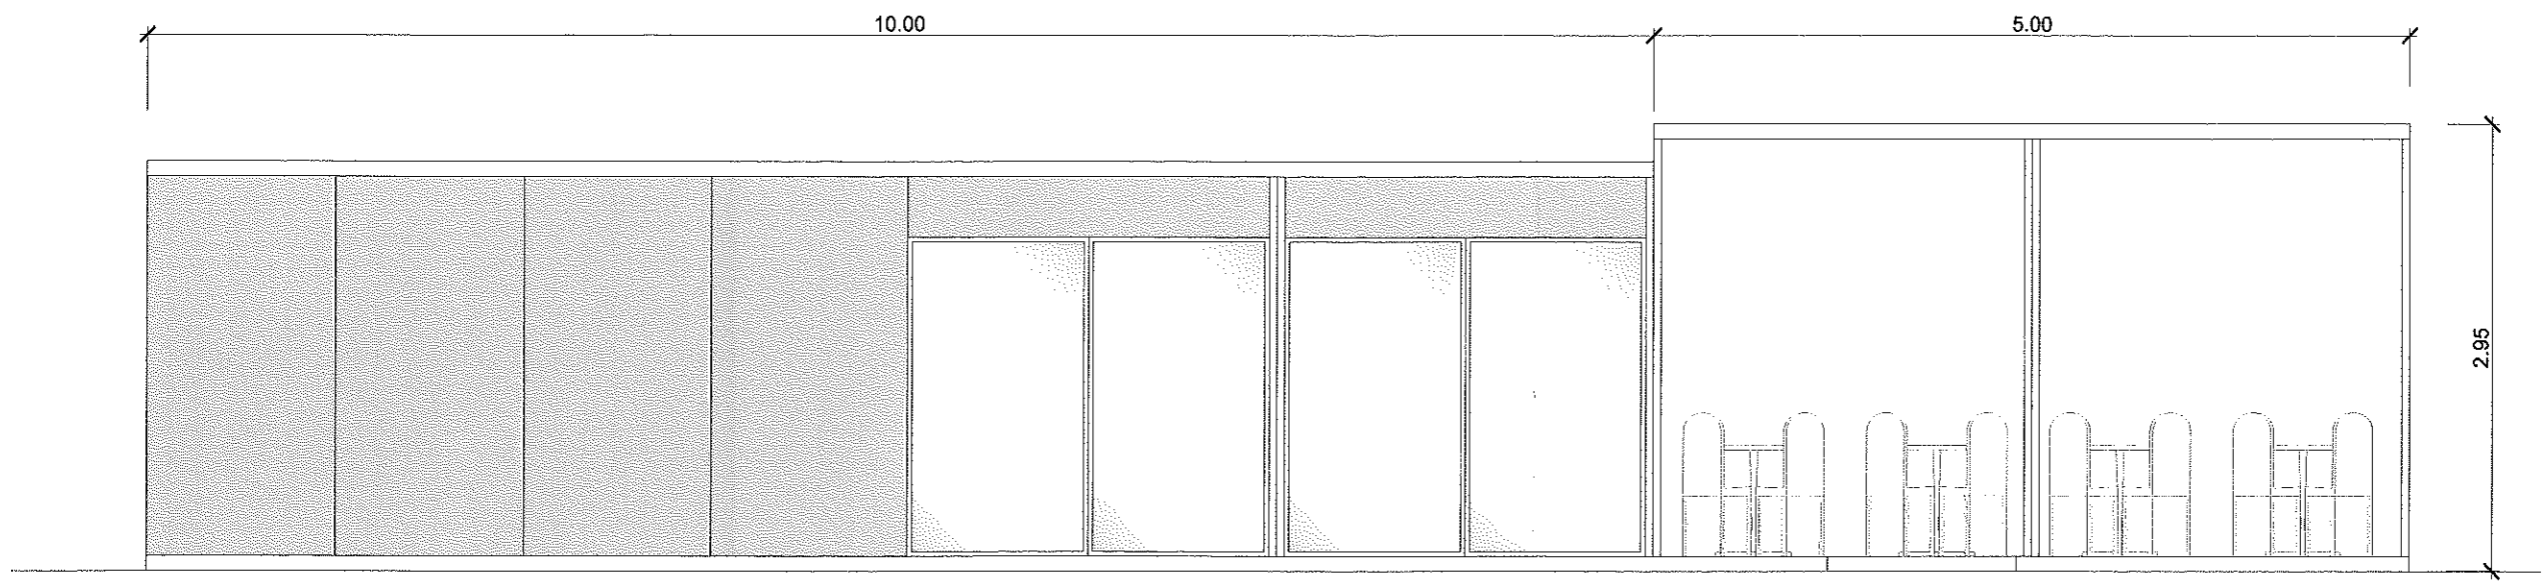


ALZADO 2
Escala 1:50

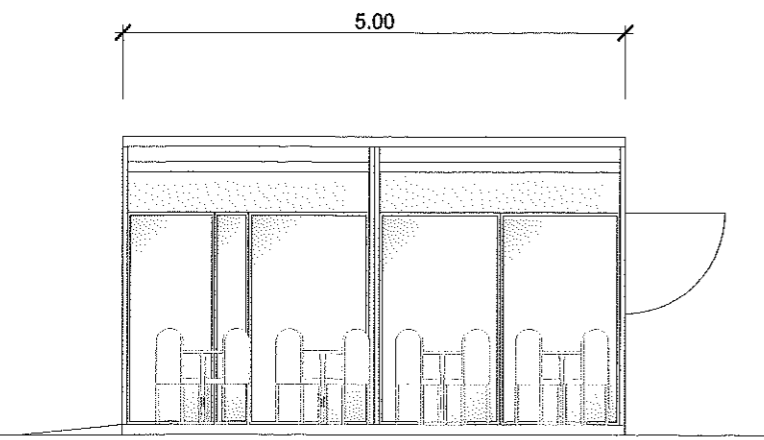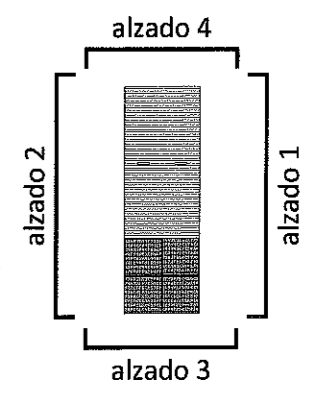


ALZADO 3
Escala 1:75

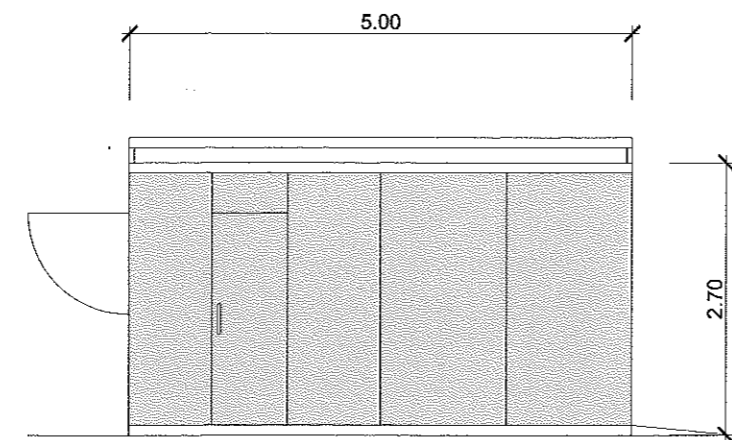


ALZADO 4
Escala 1:75


 ALCALÁ DE HENARES AYUNTAMIENTO	<h1>ANTEPROYECTO</h1> <h2>CONCESIÓN DE KIOSCO EN PARQUE O'DONELL</h2> <p>Alcalá de Henares. Madrid.</p>	
	Denominación: <h3 style="text-align: center;">ALZADOS</h3>	Fecha: Sept. 2013
Projectista: David Andrés Arquitecto municipal	Dibujado: Alejandro Sevillano	Escalas: 1:50 1:75

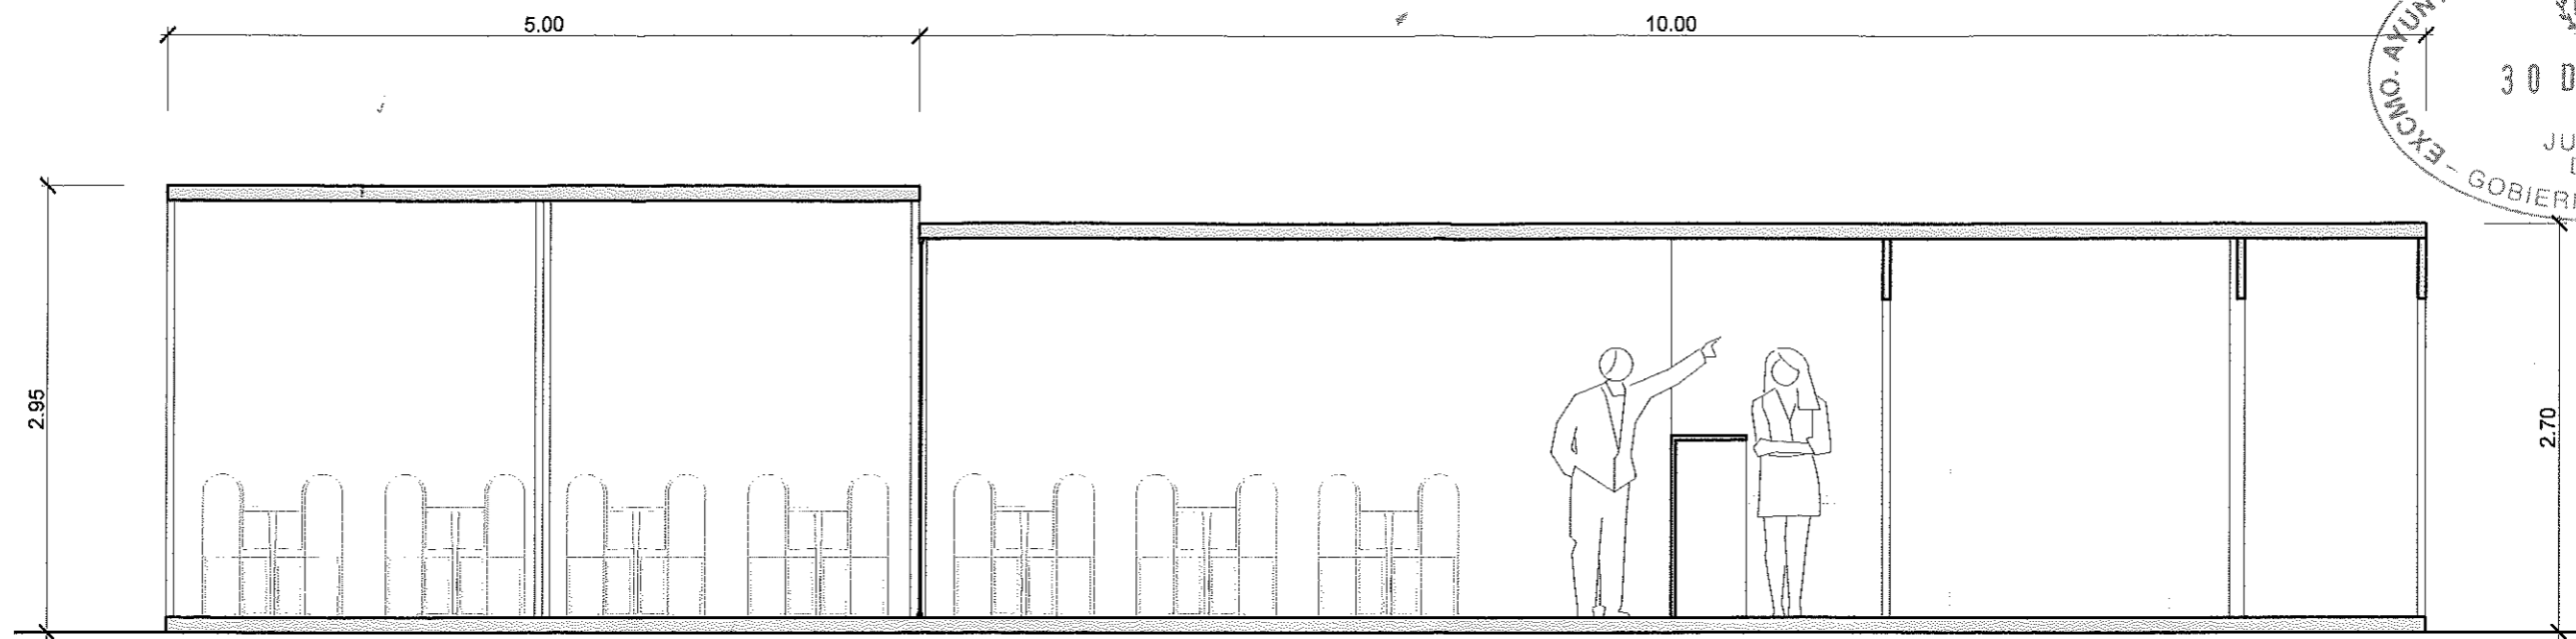


SECCIÓN A - A
Escala 1:50

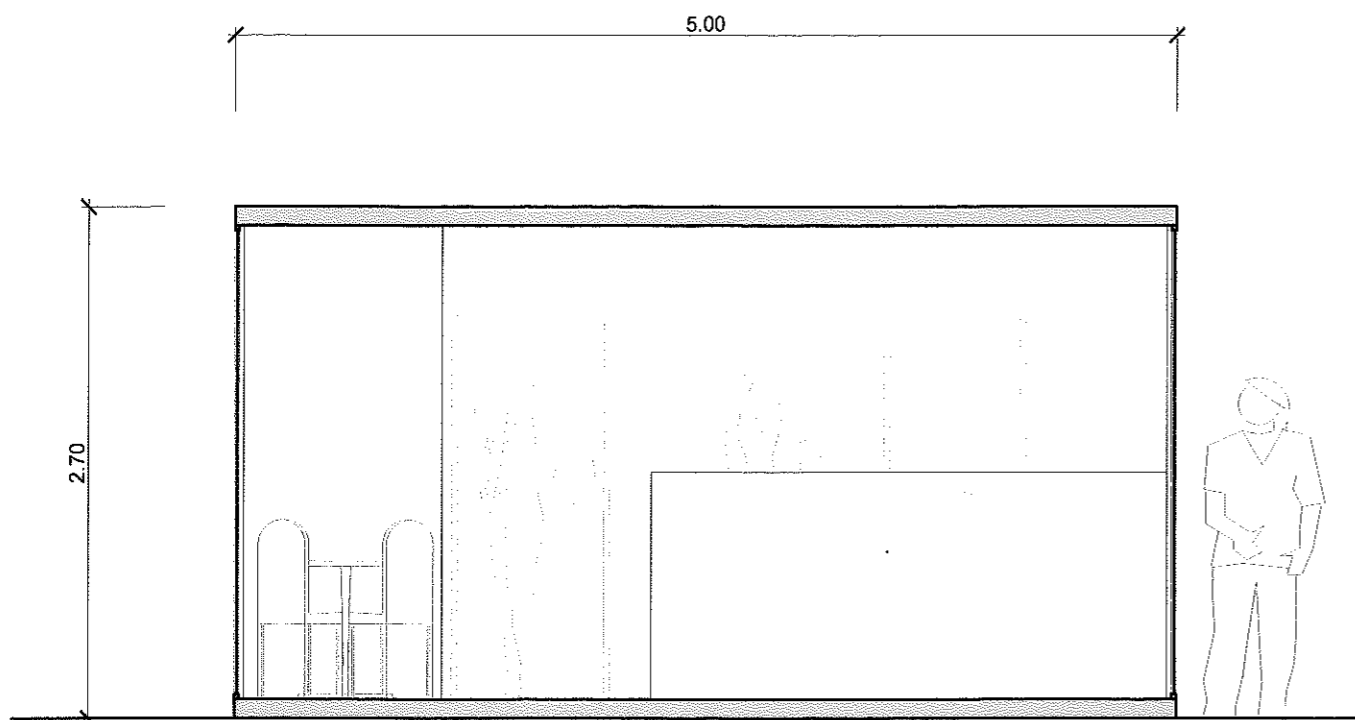

SECCIÓN B - B
Escala 1:40

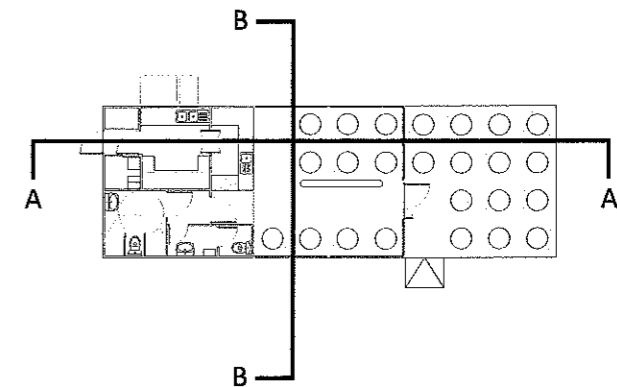


 ALCALÁ DE HENARES AYUNTAMIENTO	<h1>ANTEPROYECTO</h1> <h2>CONCESIÓN DE KIOSCO EN PARQUE O'DONELL</h2> <p>Alcalá de Henares. Madrid.</p>	
	Denominación: <h3 style="text-align: center;">SECCIONES</h3>	Fecha: Sept. 2013
Proyectista: David Andrés Arquitecto municipal	Dibujado: Alejandro Sevillano	Escalas: 1:50 1:40

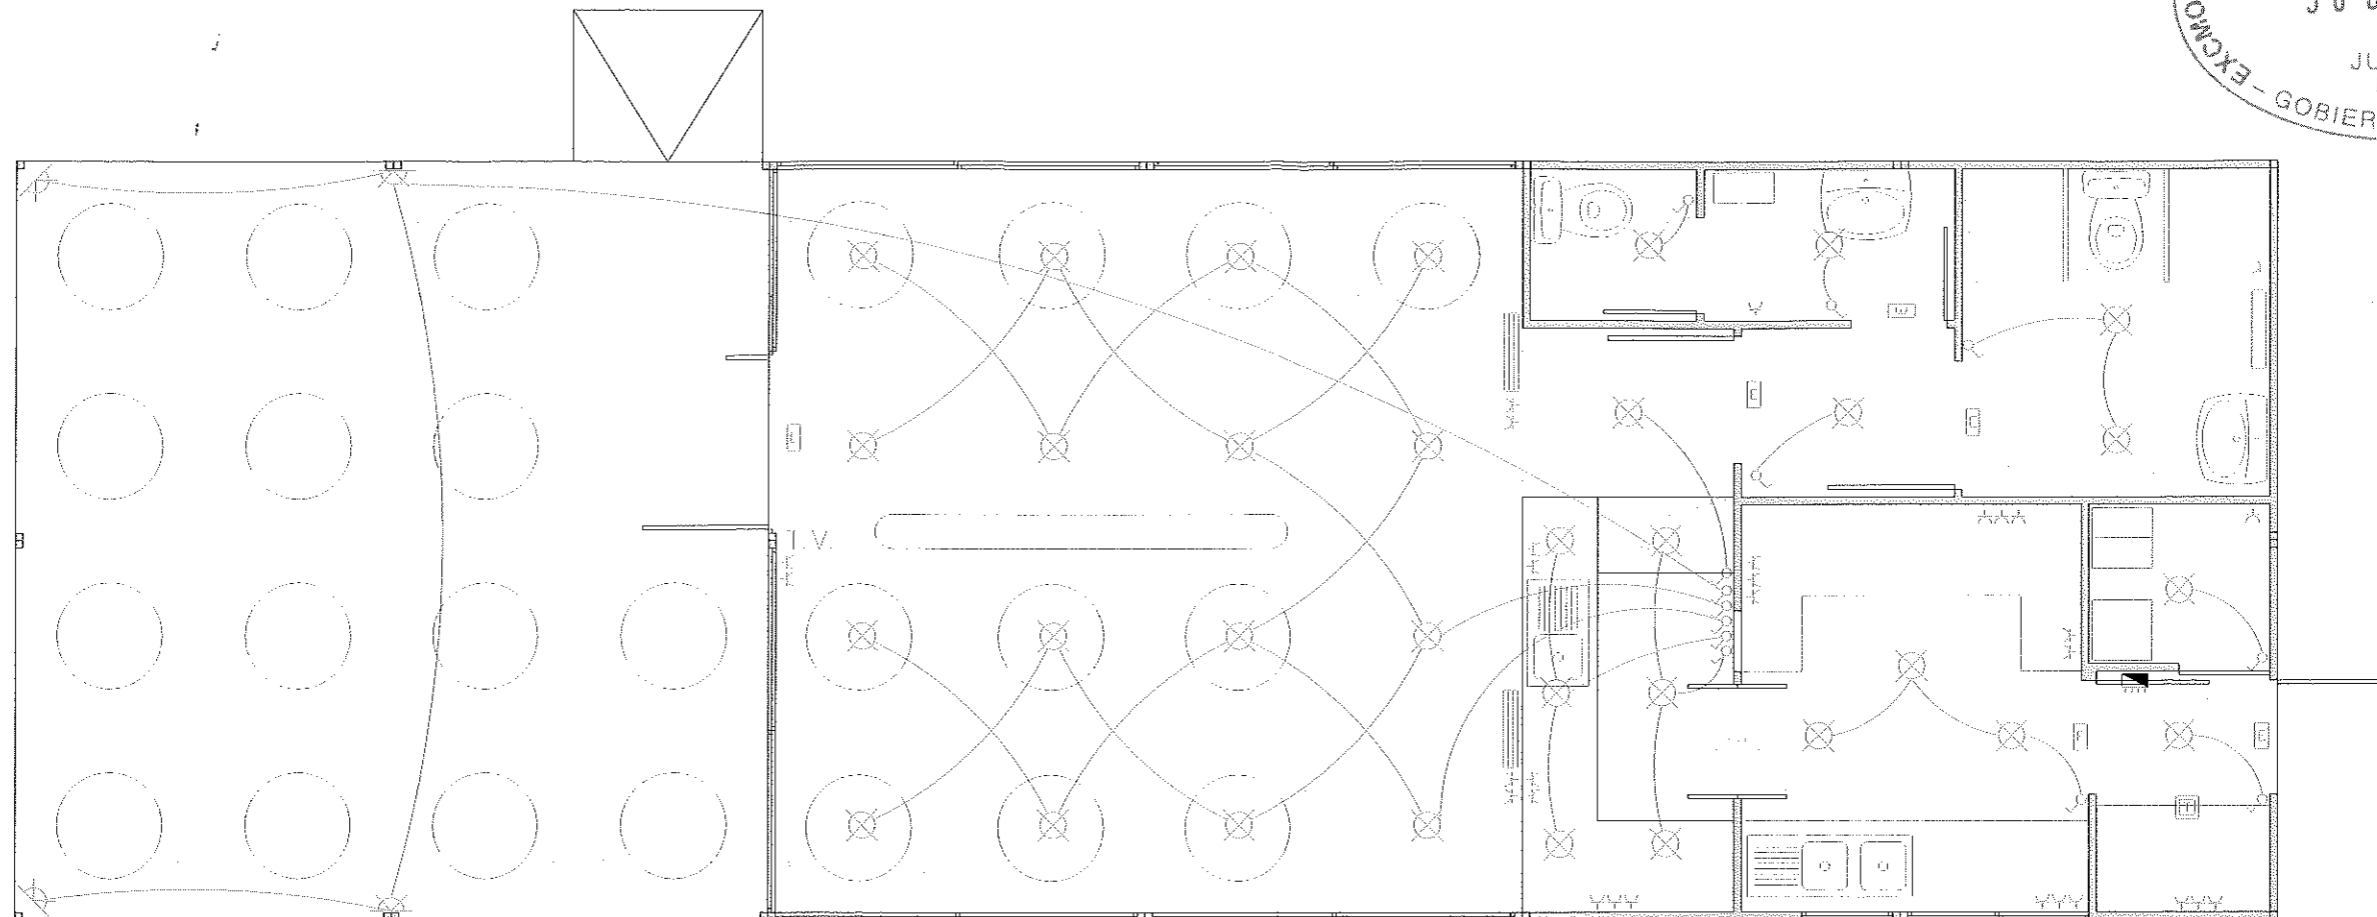

INSTALACIÓN DE ELECTRICIDAD
escala 1:50

ELECTRICIDAD	
	P. DE LUZ INCANDESCENTE EN TECHO
	P. DE LUZ EN PARED
	UNIDAD INTERIOR CLIMATIZACIÓN
	UNIDAD EXTERIOR CLIMATIZACIÓN EN CUBIERTA
	INTERRUPTOR SENCILLO
	INTERRUPTOR DOBLE
	ENCHUFE 16A+TT
	CUADRO GNRAL. MANDO Y PROTECCION
	TOMA T.V.
	ILUMINACIÓN DE EMERGENCIA
	TOMA DE TIERRA

<p>ALCALÁ DE HENARES AYUNTAMIENTO</p>	<h1>ANTEPROYECTO</h1> <h2>CONCESIÓN DE KIOSCO EN PARQUE O'DONELL</h2> <p>Alcalá de Henares. Madrid.</p>	
	<p>Denominación: INSTALACIONES DE ELECTRICIDAD, TELECOMUNICACIONES Y CLIMATIZACIÓN</p> <p>Proyectista: David Andrés Arquitecto municipal</p>	<p>Fecha: Sept. 2013</p> <p>Original: A3</p> <p>Escalas: 1:50</p>

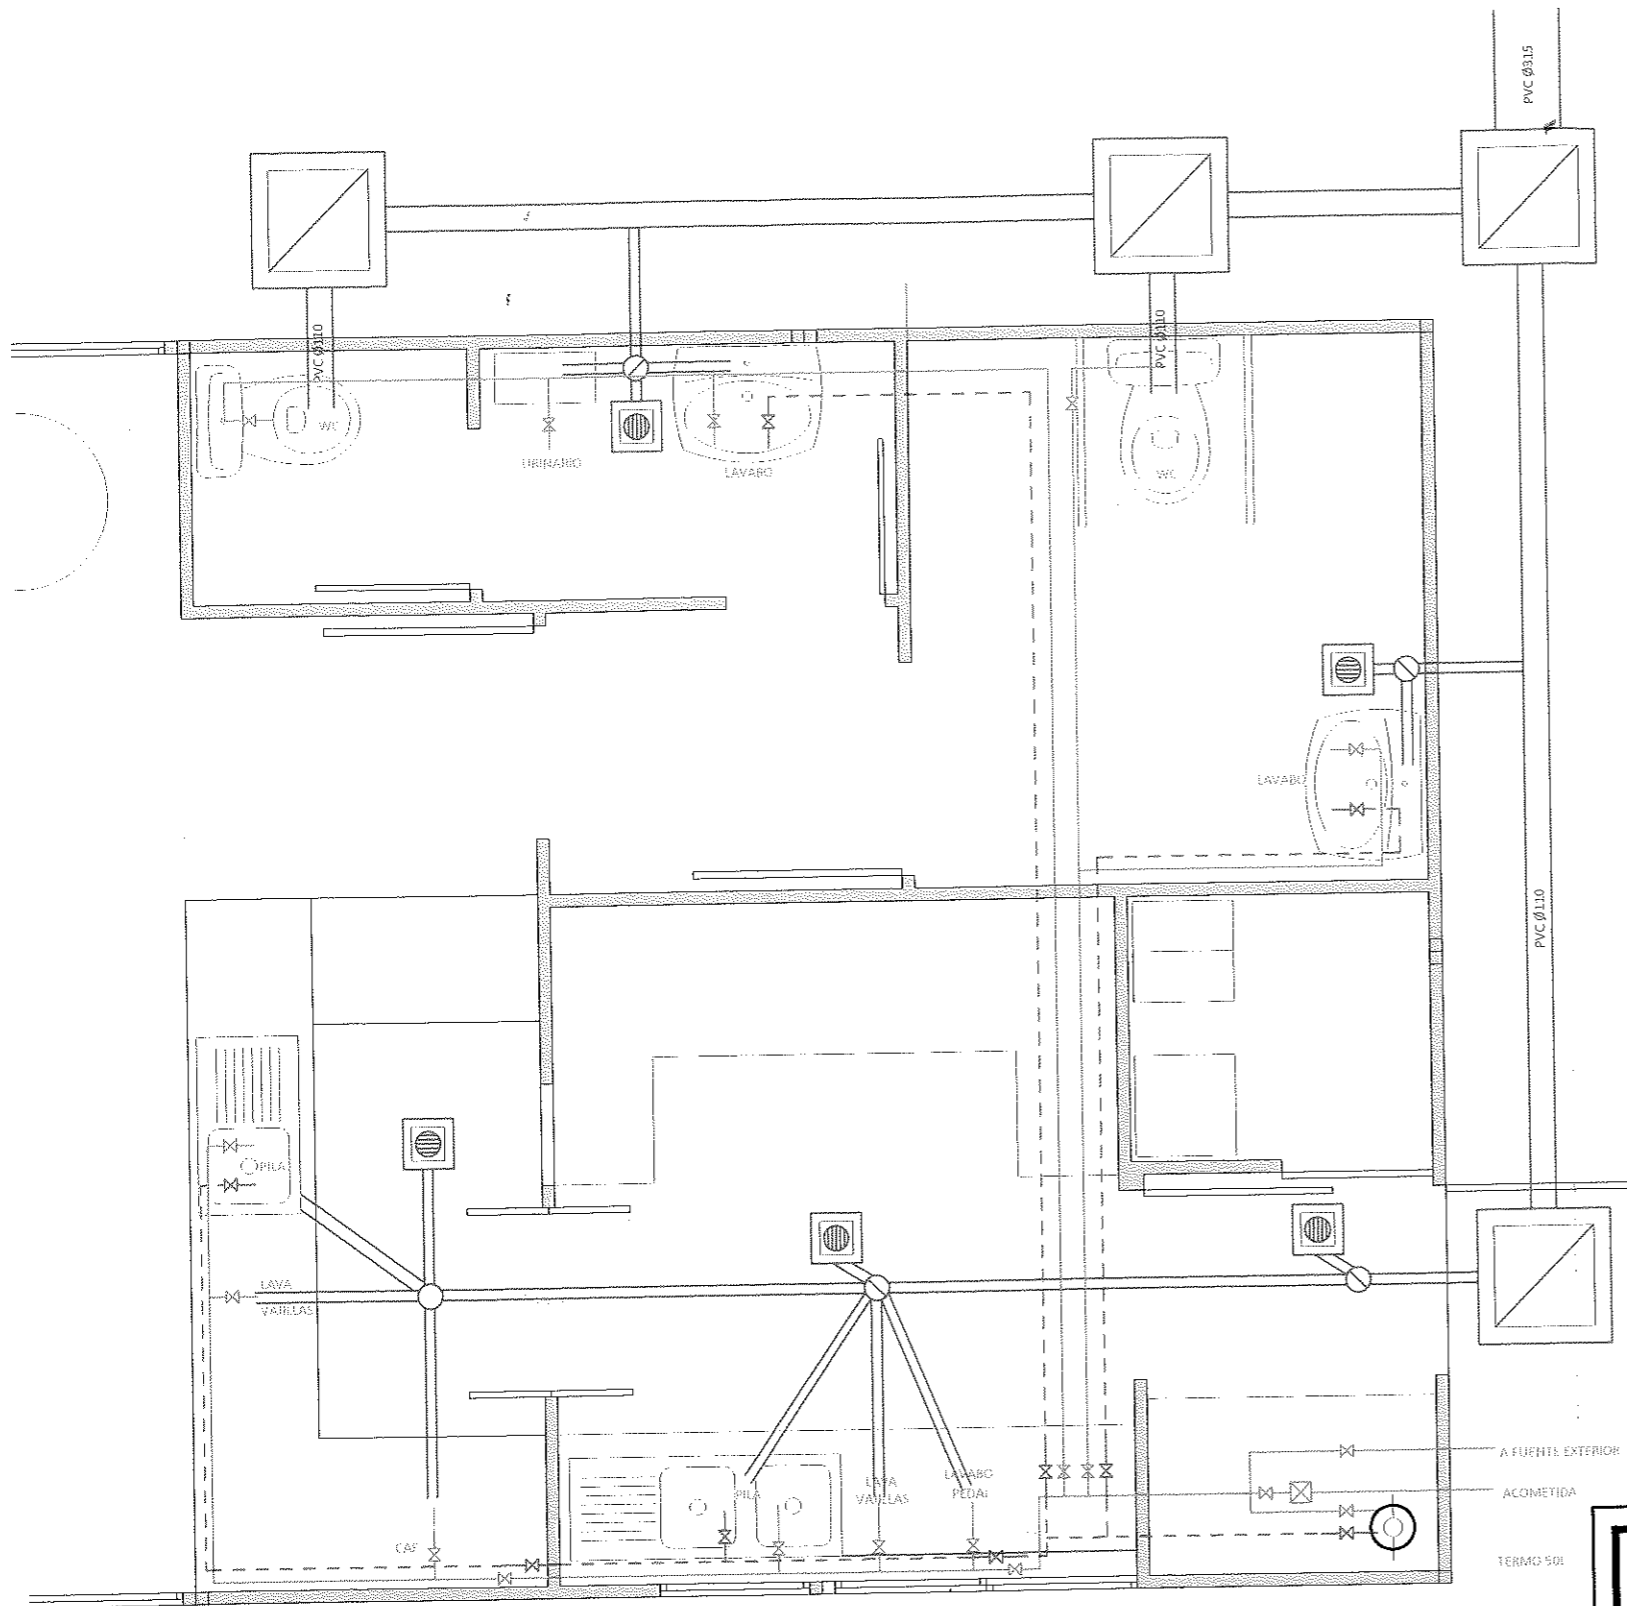

FONTANERIA Y SANEAMIENTO

—	AGUA FRIA
- - -	AGUA CALIENTE
AF	GRIFO AGUA FRIA
AC	GRIFO AGUA CALIENTE
⊙	TERMO 25 LITROS
—X—	LLAVE DE PASO
⊠	CONTADOR
⊙	SUMIDERO SIFONICO
⊠	ARQUETA DE PASO
—	TUBERIA DE PVC ENTERRADA
⊙	BOTE SIFONICO

INSTALACIONES DE DISTRIBUCIÓN Y EVACUACIÓN DE AGUAS
escala 1:30

<p>ALCALÁ DE HENARES AYUNTAMIENTO</p>	<h1>ANTEPROYECTO</h1> <h2>CONCESIÓN DE KIOSCO EN PARQUE O'DONELL</h2> <p>Alcalá de Henares. Madrid.</p>	
	<p>Denominación: INSTALACIONES DE DISTRIBUCIÓN Y EVACUACIÓN DE AGUAS</p>	<p>Fecha: Sept. 2013</p>
<p>Proyectista: David Andrés Arquitecto municipal</p>	<p>Dibujado: Alejandro Sevillano</p>	<p>Original: A3</p> <p>Escalas: 1:30</p>