

AYUNTAMIENTO DE ALCALÁ DE HENARES
 30 DIC. 2013
 JUNTA DE GOBIERNO LOCAL

 ALCALÁ DE HENARES AYUNTAMIENTO	<h1>ANTEPROYECTO</h1> <h2>CONCESIÓN DE KIOSCO EN PARQUE SAN ISIDRO</h2> <p>Alcalá de Henares. Madrid.</p>	
	<h3>SITUACIÓN EN EL MUNICIPIO</h3>	
Denominación:	Fecha: Sept. 2013	Plano nº: 01
Proyectista: David Andrés Arquitecto municipal	Dibujado: Alejandro Sevillano	Original: A3
	Escalas: 1:3000	

AYUNTAMIENTO DE ALCALÁ DE HENARES

BANCO
30 DIC. 2013


ACOMETIDAS DE GOBIERNO LOCAL

ARBOL

FAROLA

EDIFICACIÓN EXISTENTE

ZONA DE ACTUACIÓN PREVISTA

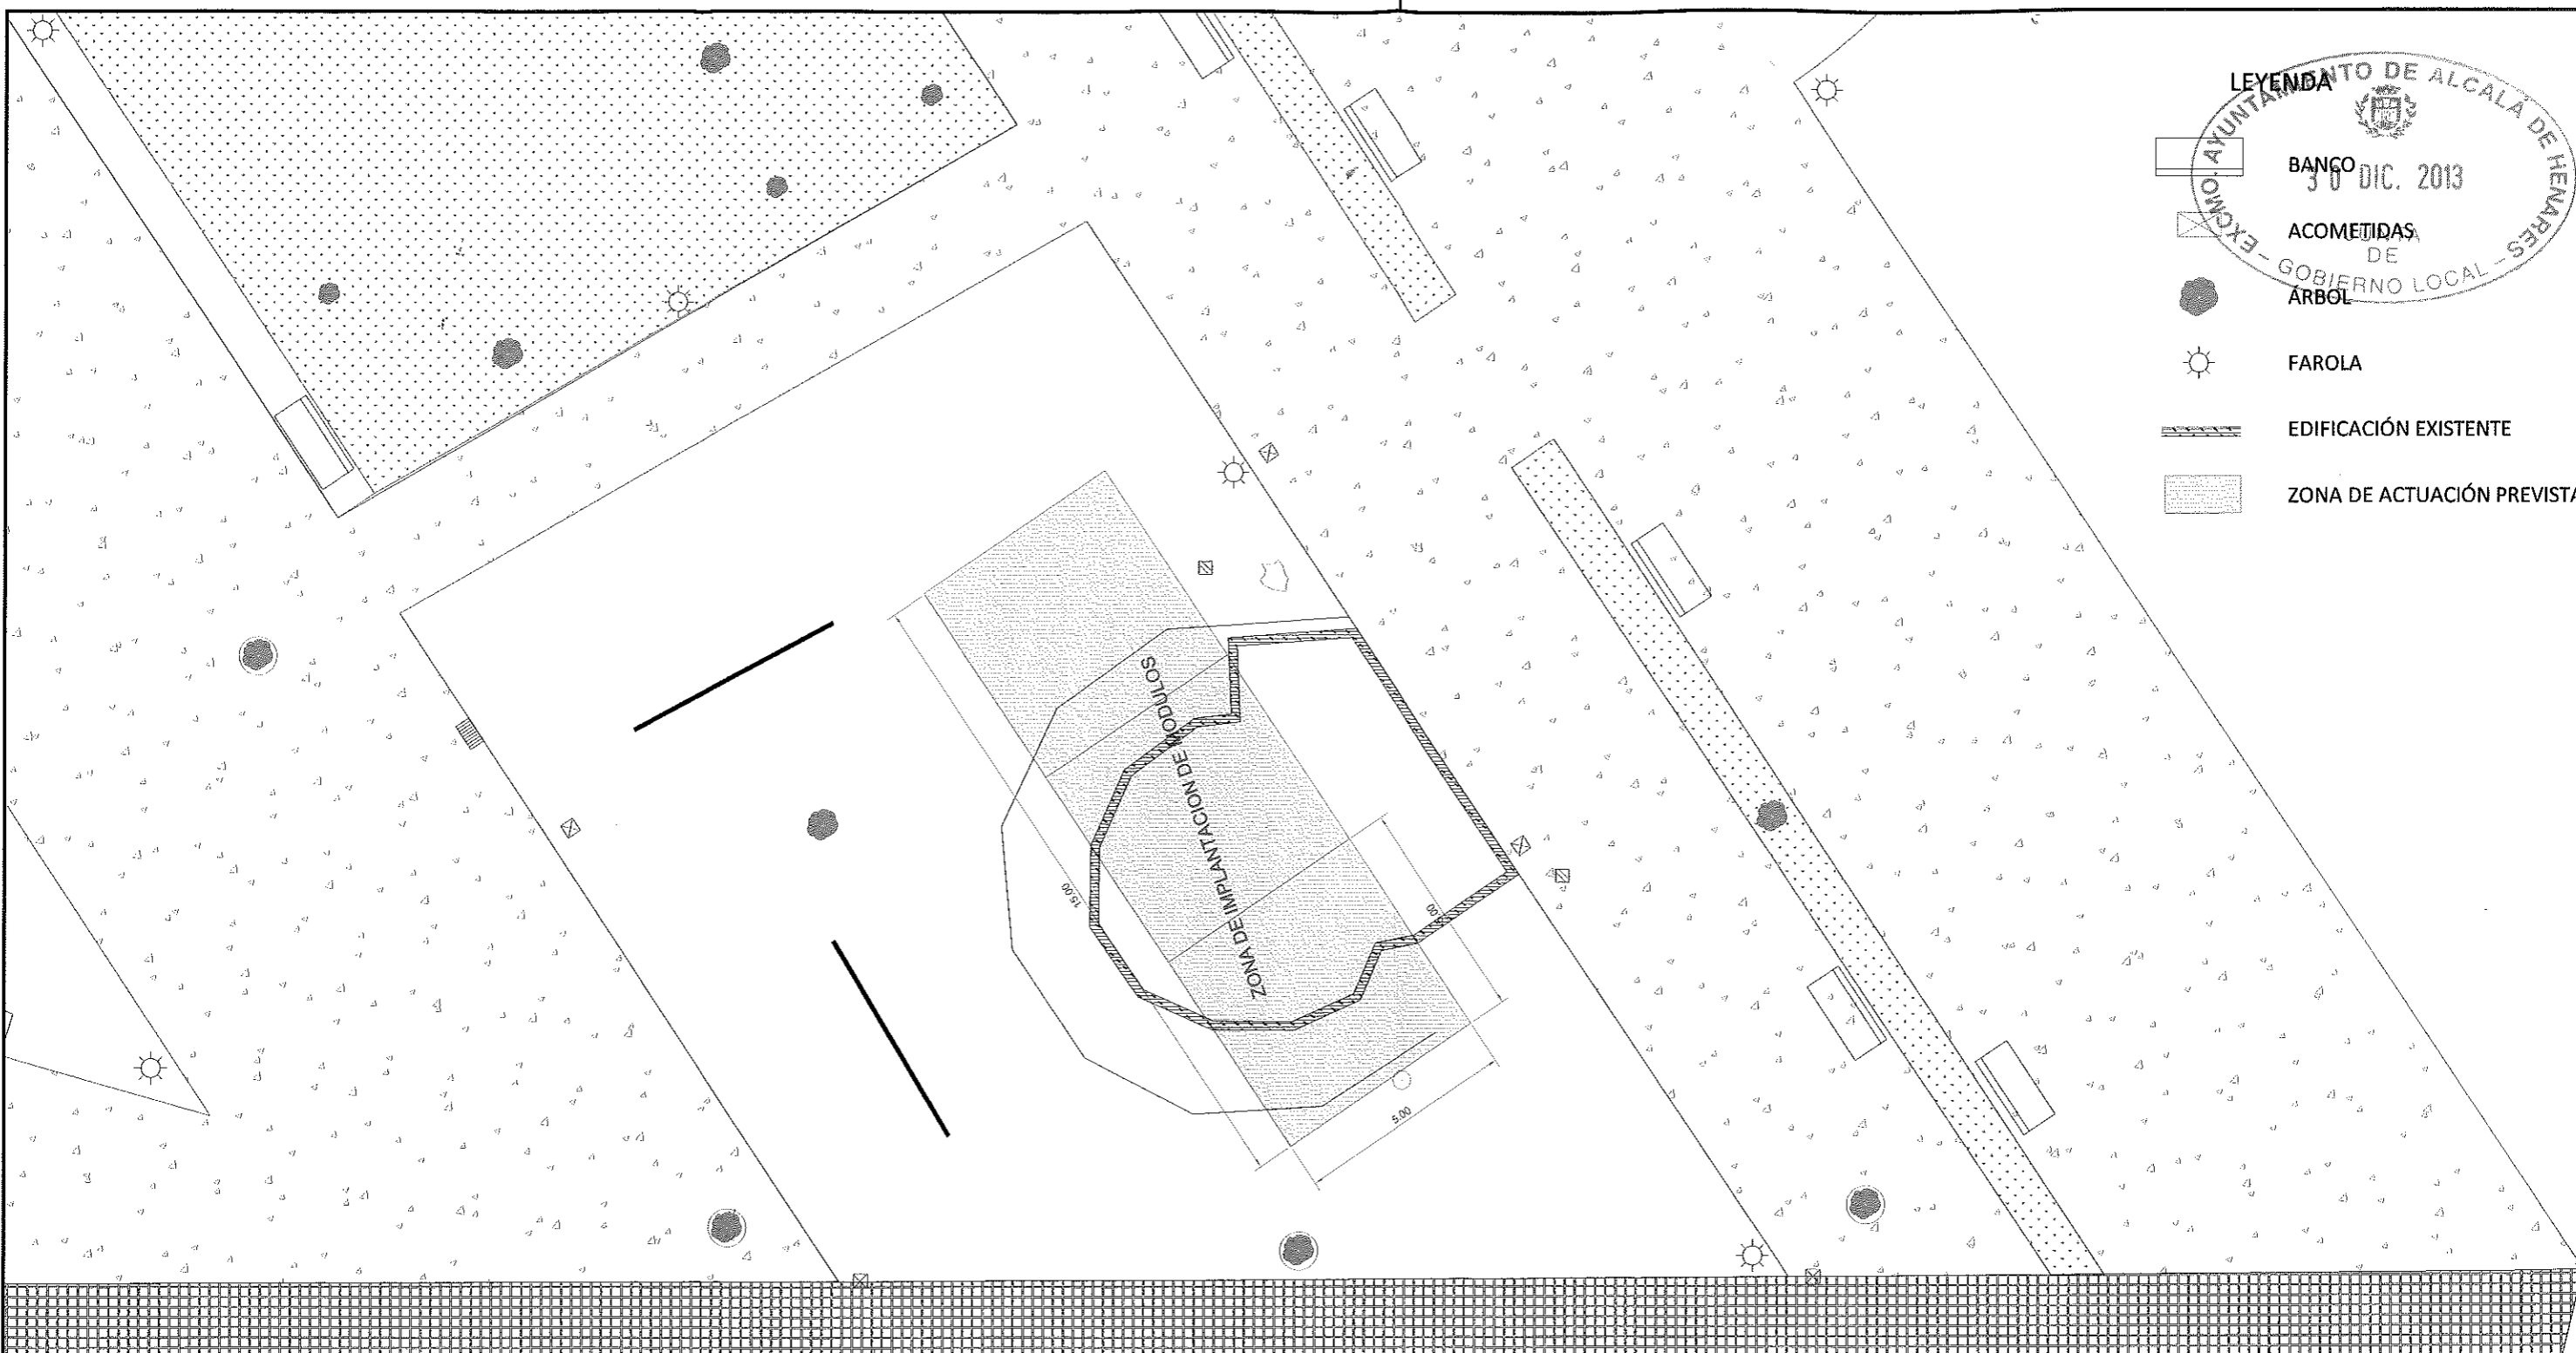

Carril Bici

Calle Manuel Azaña





ANTEPROYECTO


CONCESIÓN DE KIOSCO EN PARQUE SAN ISIDRO

Alcalá de Henares. Madrid.

Denominación:	SITUACIÓN EN LA PARCELA ENTORNO	Fecha:	Sept. 2013	Plano nº:	02	
Proyectista:	David Andrés Arquitecto municipal	Original:	A3	Escalas:		1:150
		Dibujado:	Alejandro Sevillano			

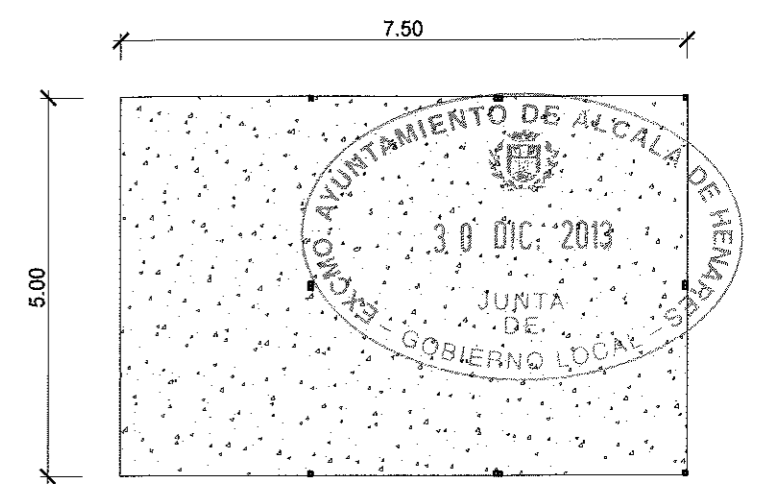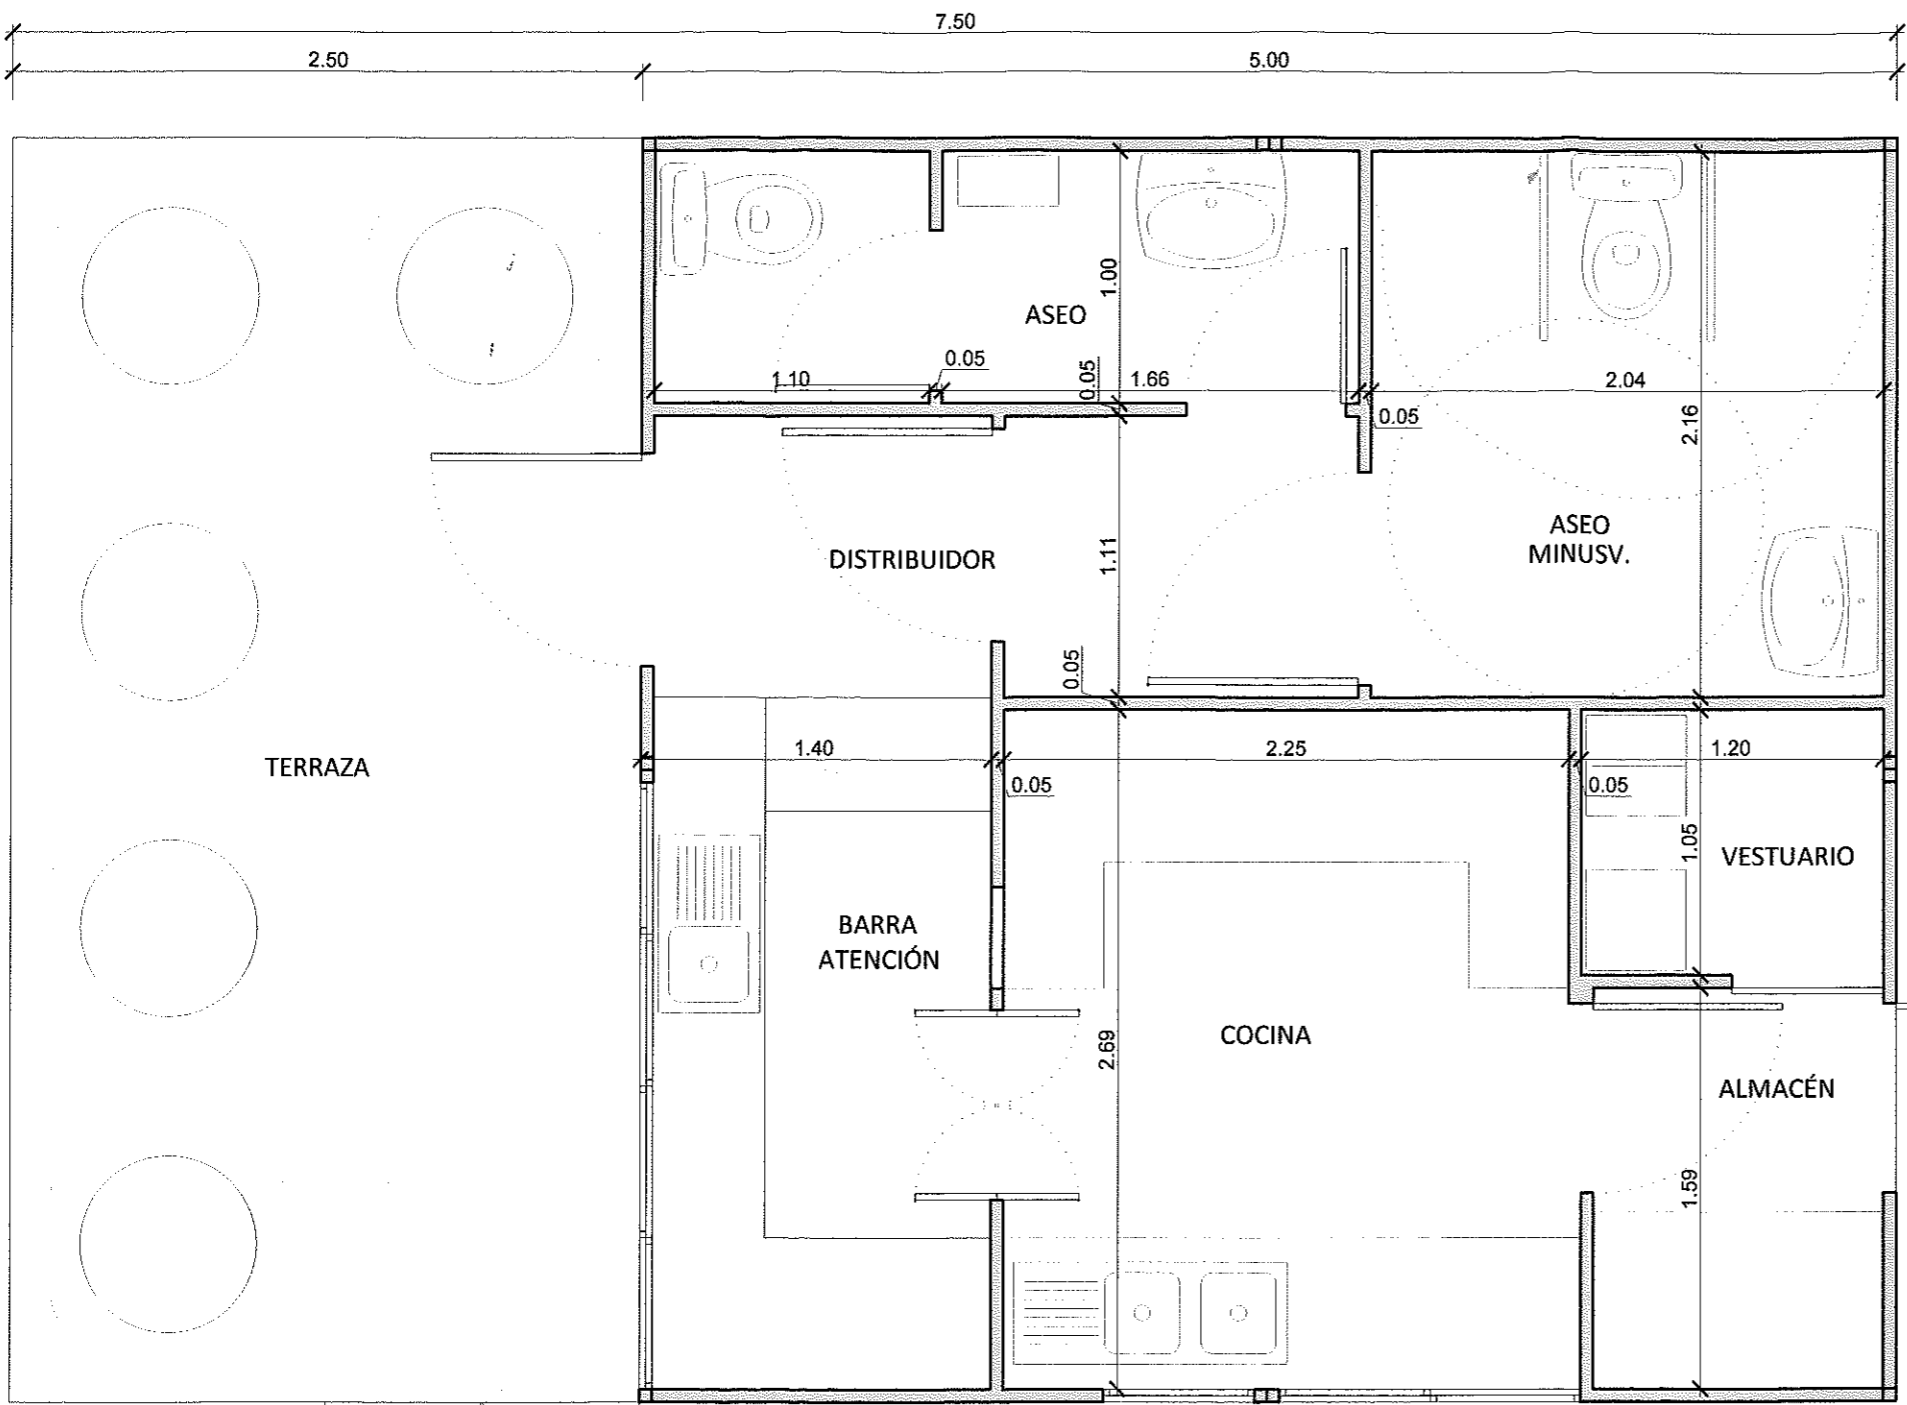


PLANTA APOYO
escala 1:100

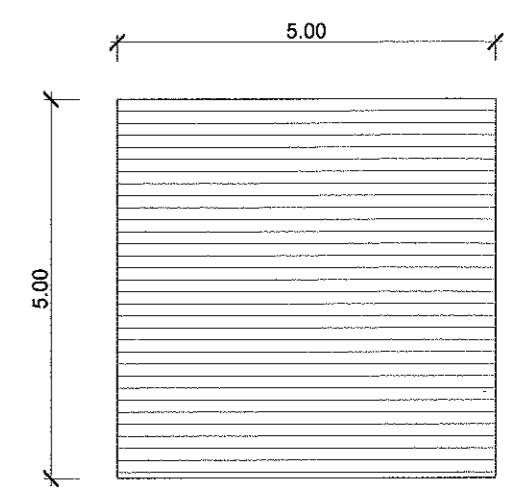

PLANTA DE CUBIERTAS
escala 1:100

PLANTA SUELO:
DISTRIBUCIÓN Y COTAS
escala 1:30

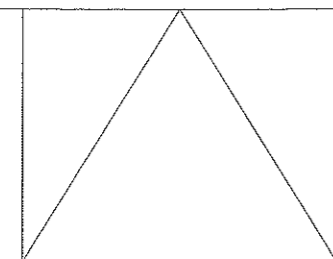

CUADRO DE SUPERFICIES



ASEO:	2,79m ²	BARRA ATENCIÓN:	3,85m ²
ASEO MINUSVÁLIDOS:	4,42m ²	COCINA:	6,18m ²
DISTRIBUIDOR:	1,68m ²	ALMACÉN:	1,86m ²
TERRAZA:	12,50m ²	VESTUARIO:	1,29m ²

ANTEPROYECTO


CONCESIÓN DE KIOSCO EN PARQUE SAN ISIDRO

Alcalá de Henares. Madrid.

Denominación: PLANTAS APOYO, SUELO Y CUBIERTAS	Fecha: Sept. 2013	Plano nº: 3-A
Proyectista: David Andrés Arquitecto municipal	Dibujado: Alejandro Sevillano	Original: A3
Escalas: 1:30 1:100		

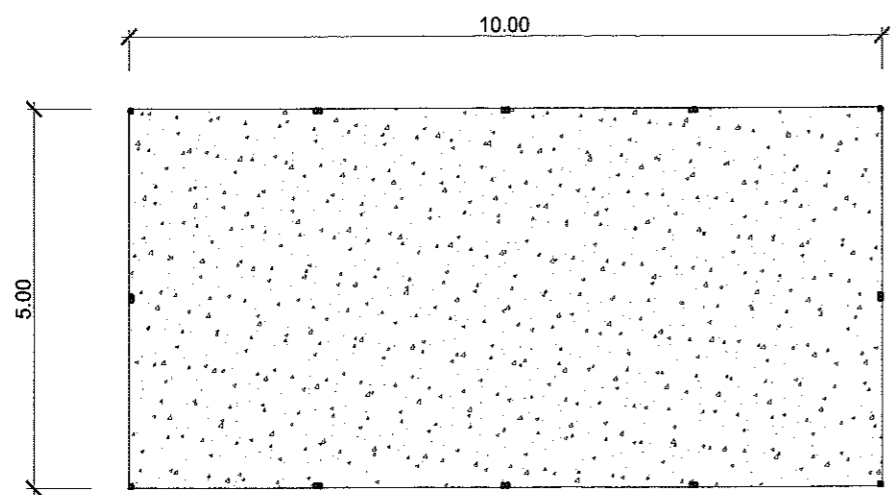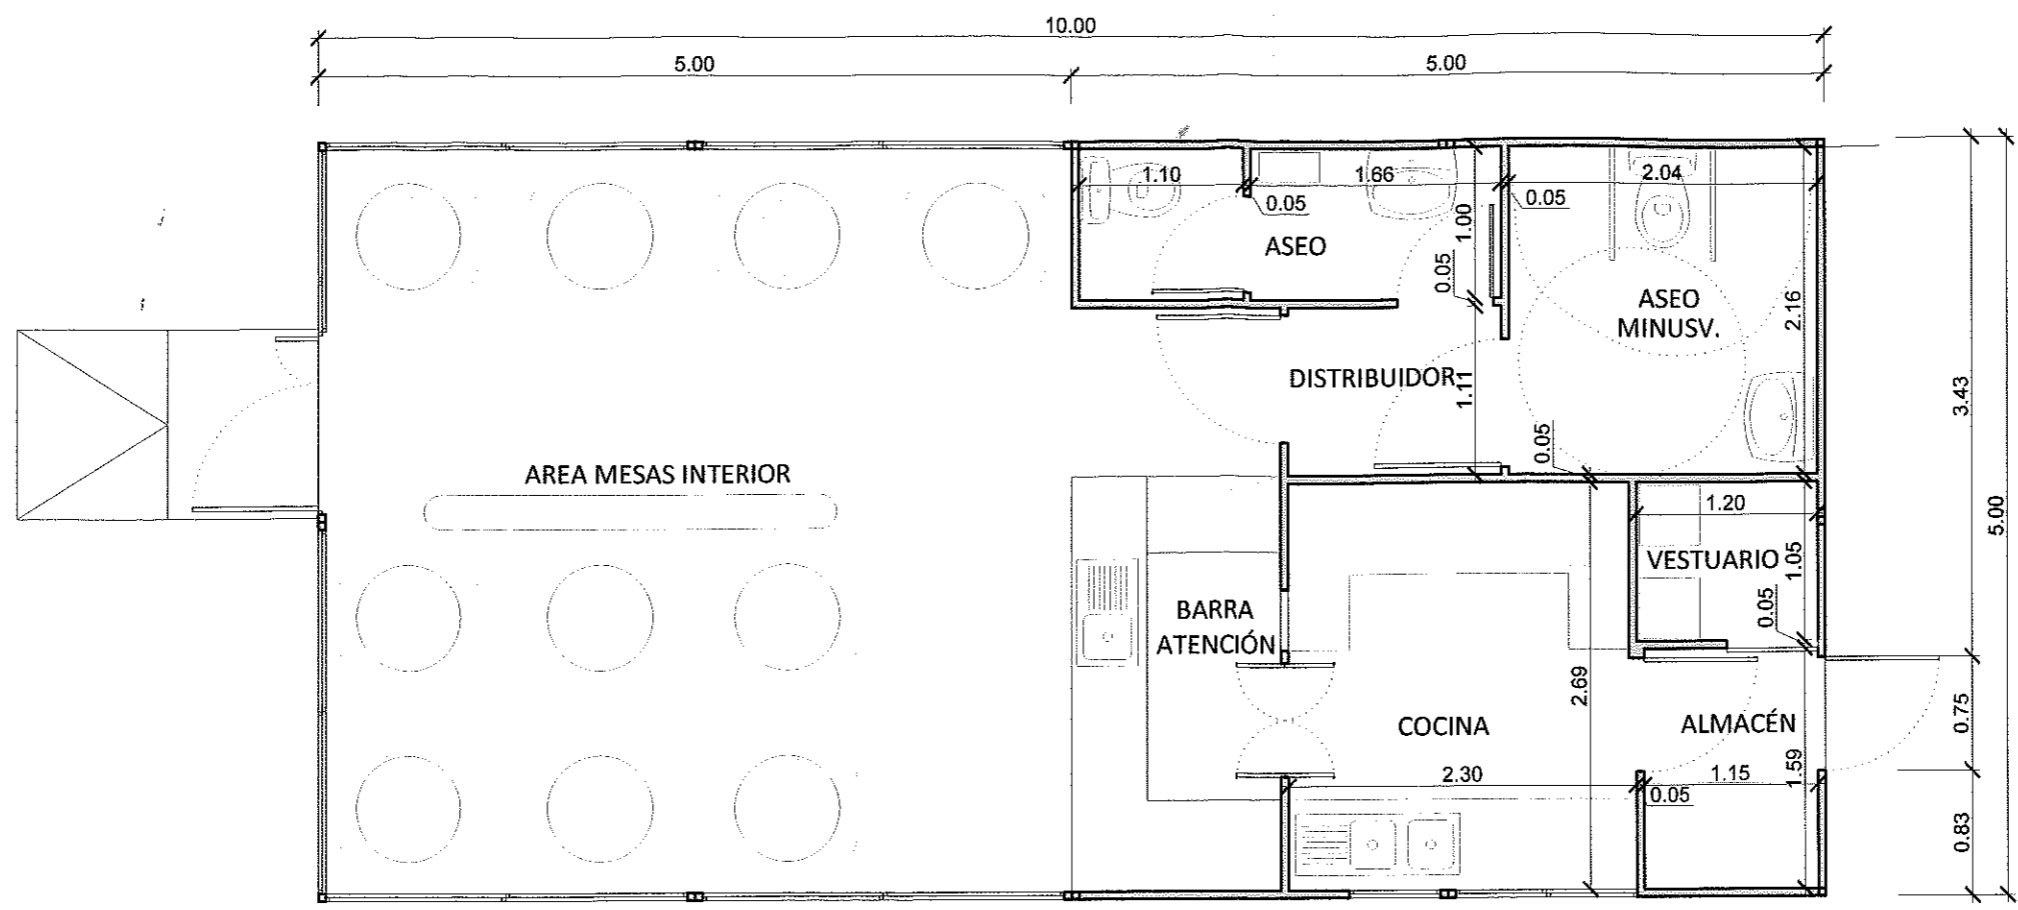

PLANTA APOYO
escala 1:100

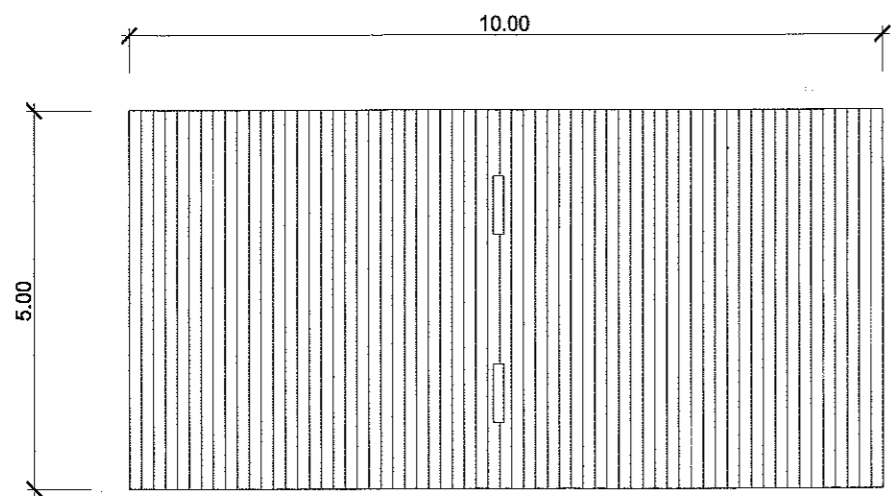

PLANTA DE CUBIERTAS
escala 1:100

PLANTA SUELO:
DISTRIBUCIÓN Y COTAS
escala 1:50

CUADRO DE SUPERFICIES




ASEO:	2,79m ²	BARRA ATENCIÓN:	3,85m ²
ASEO MINUSVÁLIDOS:	4,42m ²	COCINA:	6,18m ²
DISTRIBUIDOR:	1,68m ²	ALMACÉN:	1,86m ²
ÁREA MESAS INTERIOR:	25,81m ²	VESTUARIO:	1,29m ²

ANTEPROYECTO


CONCESIÓN DE KIOSCO EN PARQUE SAN ISIDRO

Alcalá de Henares. Madrid.

Denominación: PLANTAS APOYO, SUELO Y CUBIERTAS	Fecha: Sept. 2013	Plano nº: 3-B
Proyectista: David Andrés Arquitecto municipal	Original: A3	3-B
Dibujado: Alejandro Sevillano	Escalas: 1:50 1:100	

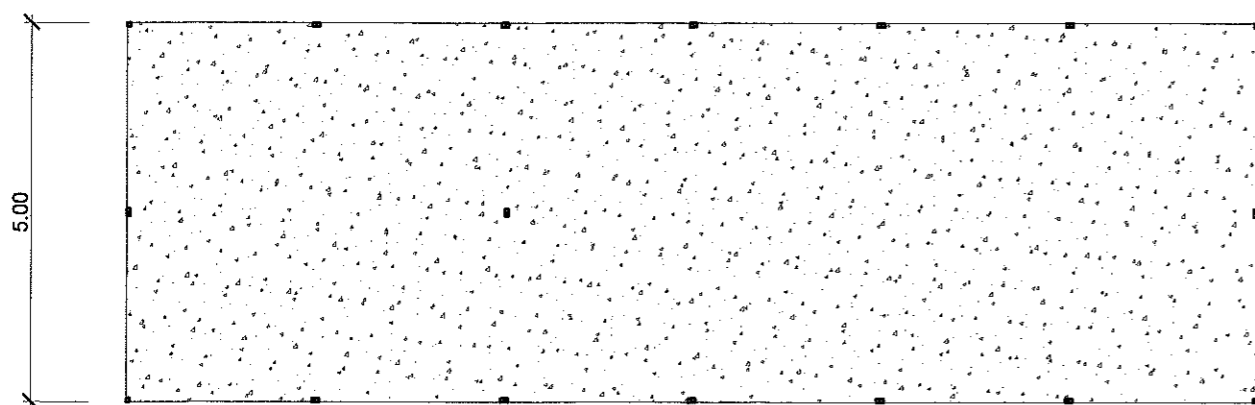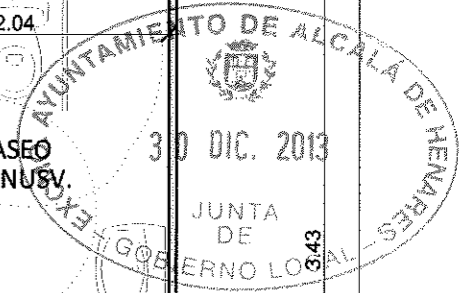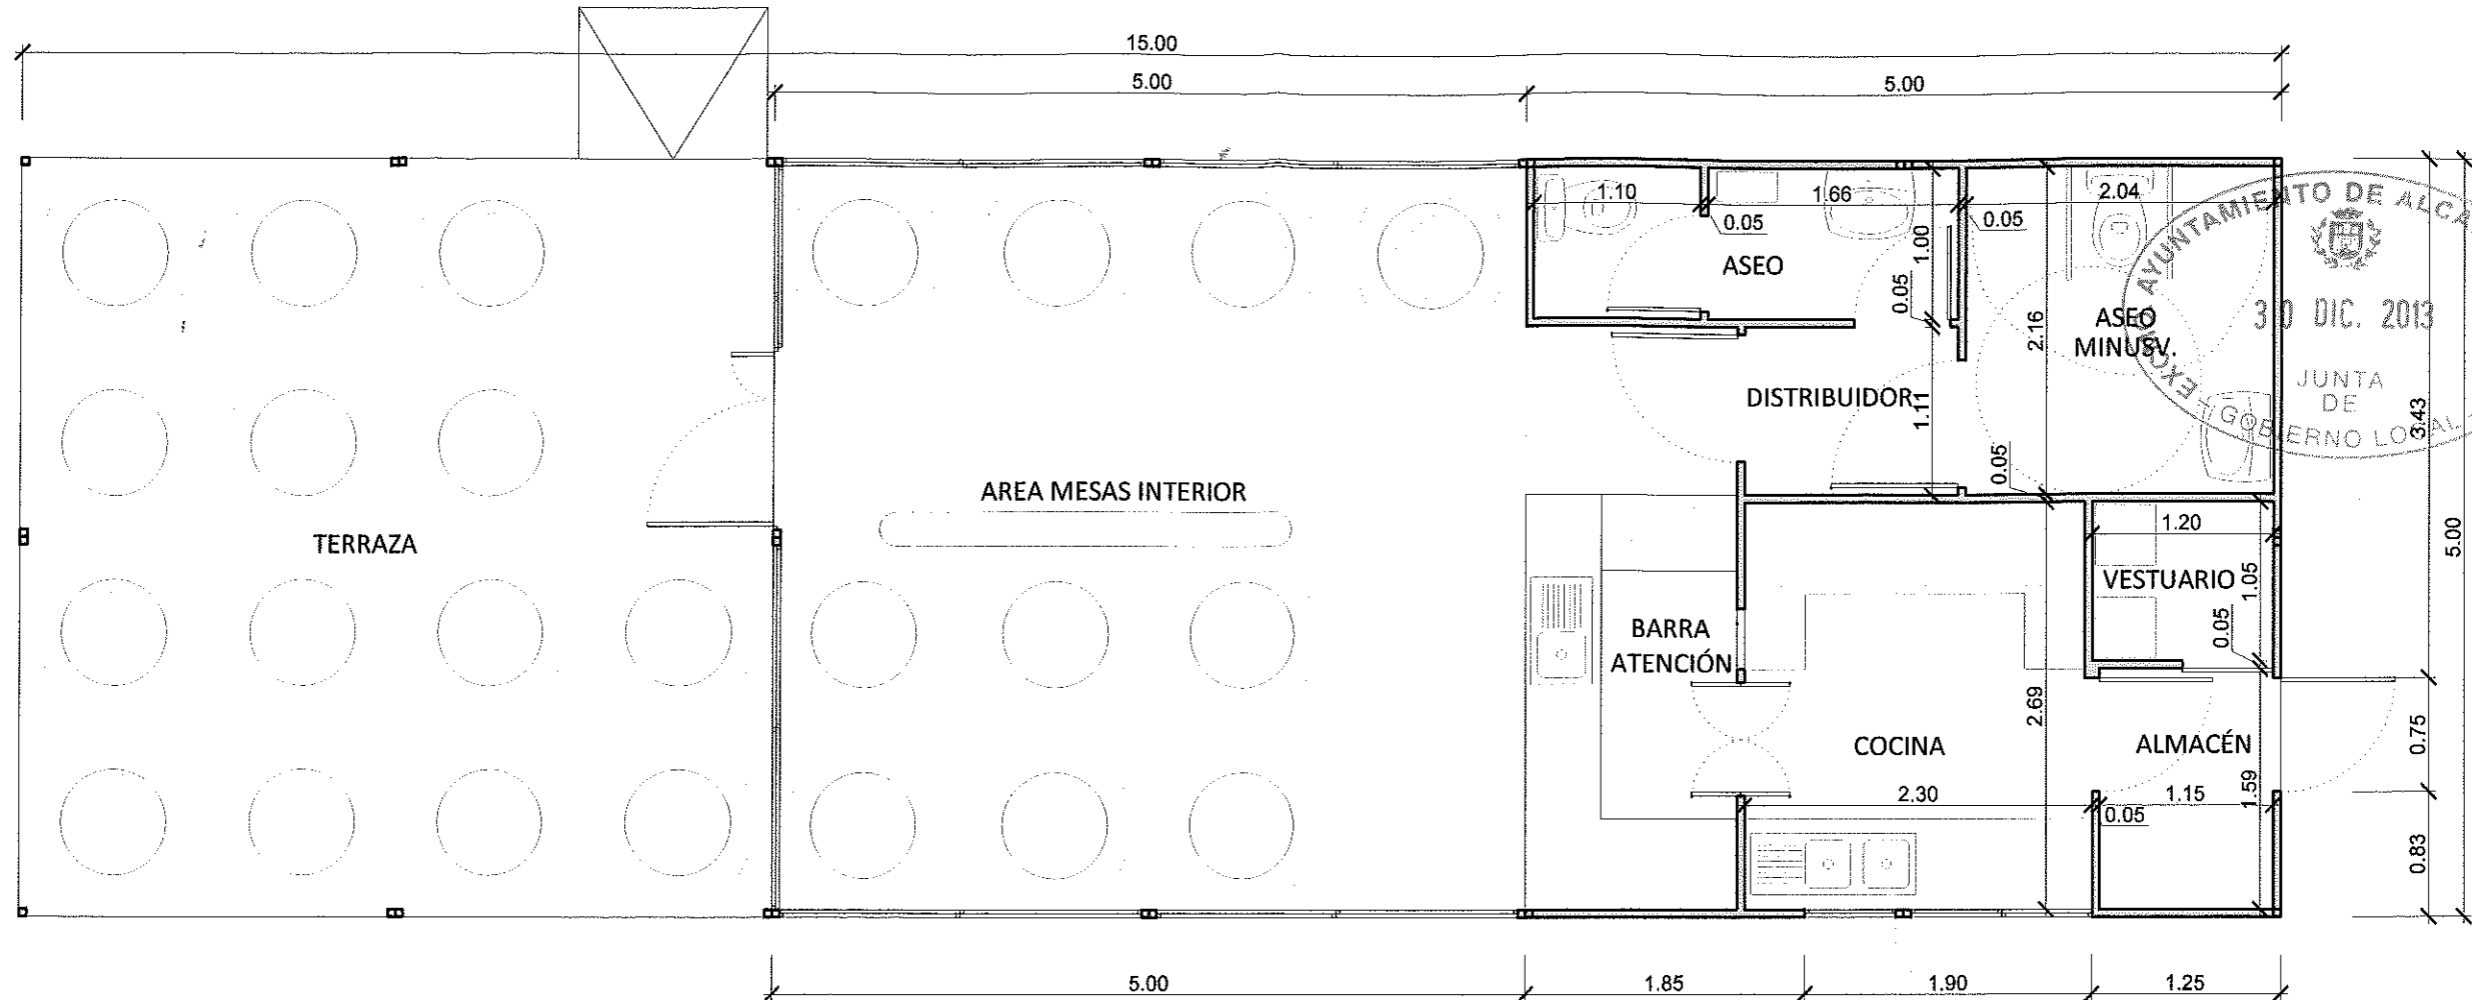

PLANTA APOYO
escala 1:100

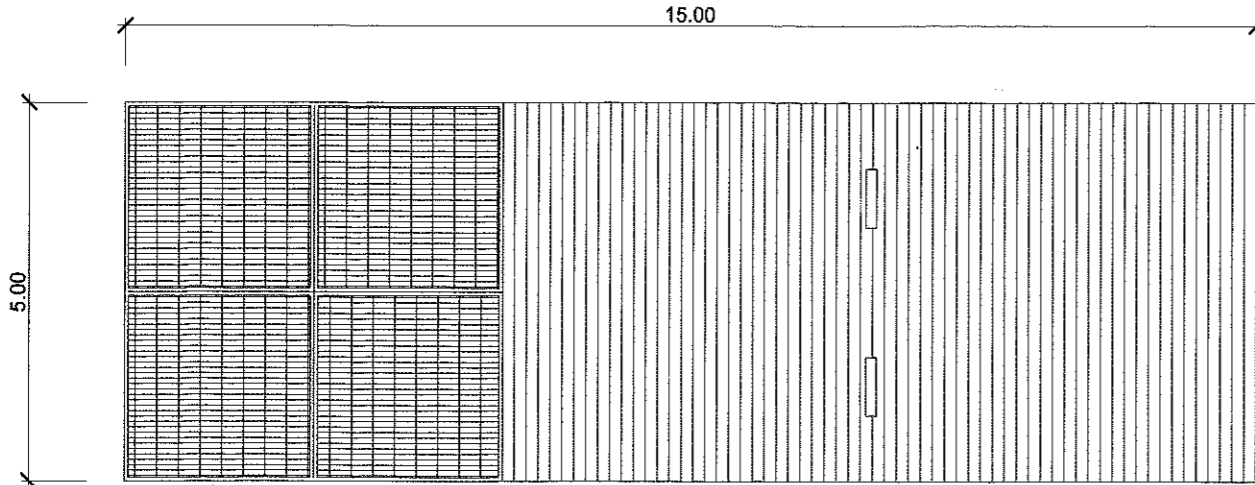

PLANTA DE CUBIERTAS
escala 1:100

PLANTA SUELO:
DISTRIBUCIÓN Y COTAS
escala 1:50

CUADRO DE SUPERFICIES

ASEO:	2,79m ²	BARRA ATENCIÓN:	3,85m ²
ASEO MINUSVÁLIDOS:	4,42m ²	COCINA:	6,18m ²
DISTRIBUIDOR:	1,68m ²	ALMACÉN:	1,86m ²
ÁREA MESAS INTERIOR:	25,81m ²	VESTUARIO:	1,29m ²
TERRAZA:	25,00m ²		


ANTEPROYECTO

CONCESIÓN DE KIOSCO EN PARQUE SAN ISIDRO


Alcalá de Henares. Madrid.

Denominación: PLANTAS APOYO, SUELO Y CUBIERTAS		Fecha: Sept. 2013	Plano nº: 3-C
Proyectista: David Andrés Arquitecto municipal	Dibujado: Alejandro Sevillano	Original: A3	
		Escala: 1:50 1:100	


AYUNTAMIENTO DE ALCALÁ DE HENARES
 30 DIC. 2013
 JUNTA DE GOBIERNO LOCAL

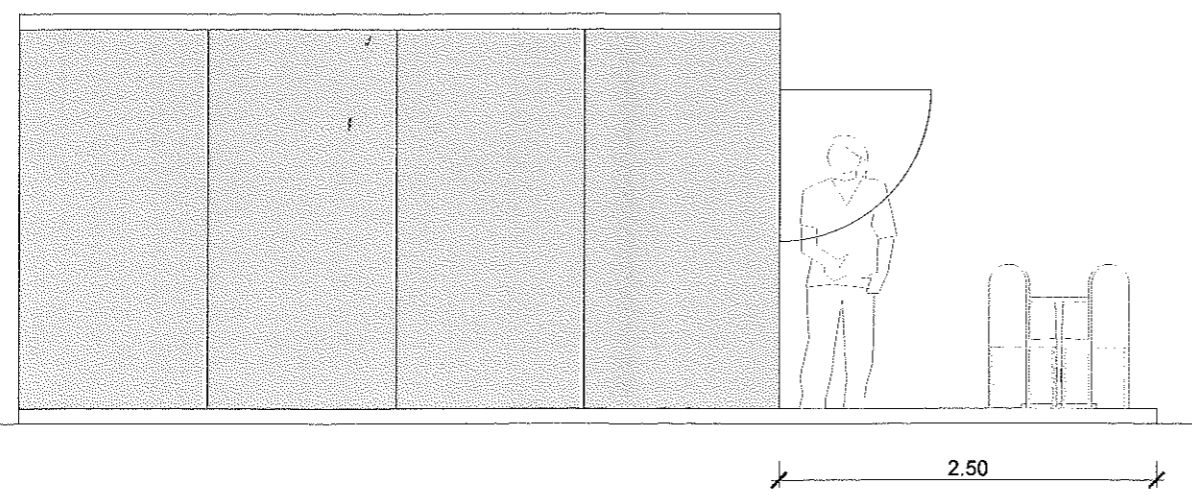


ALZADO 1
 Escala 1:50

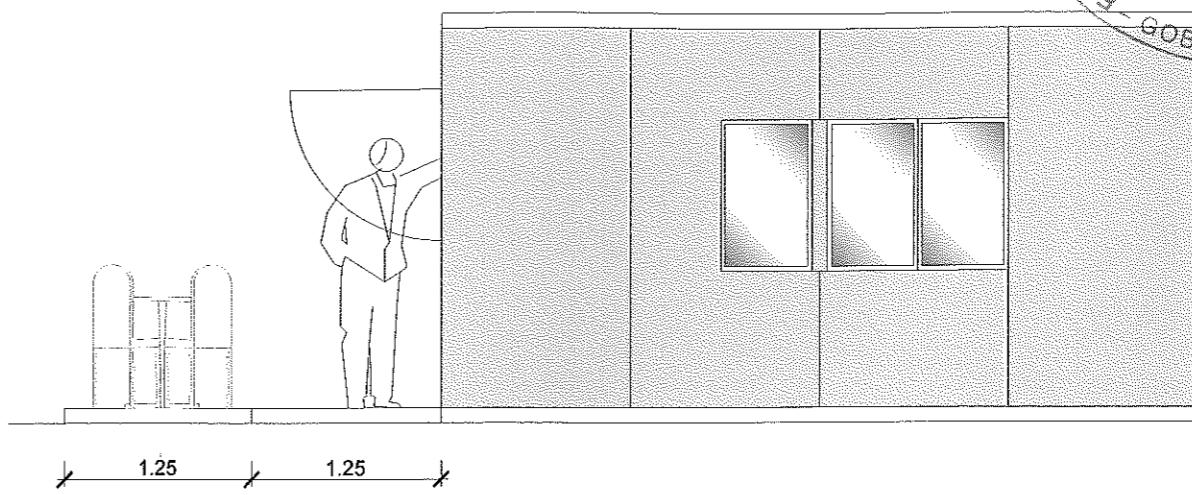


ALZADO 2
 Escala 1:50

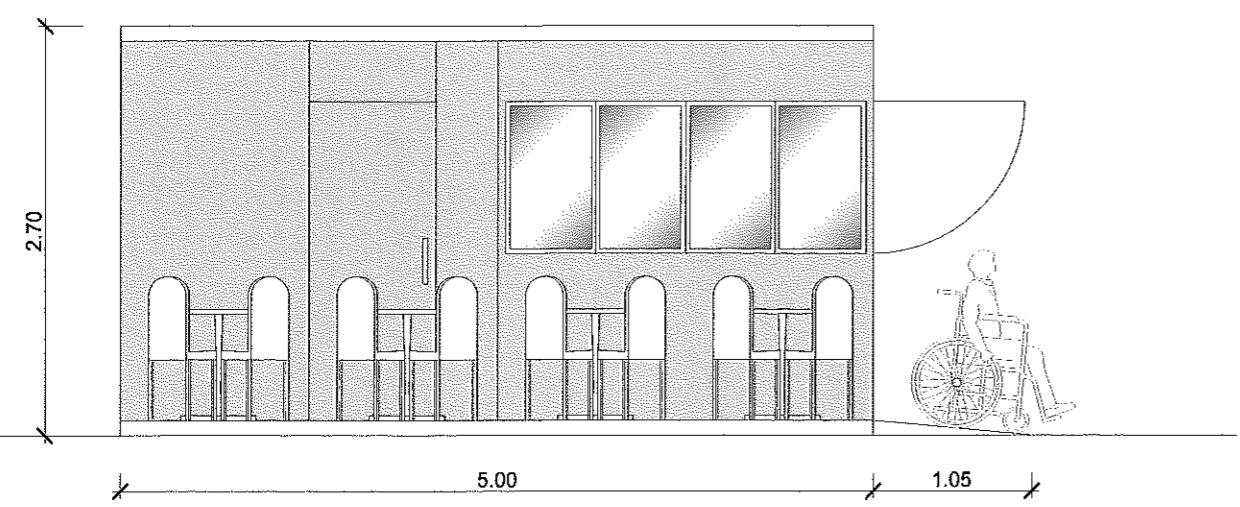


ALZADO 3
 Escala 1:50

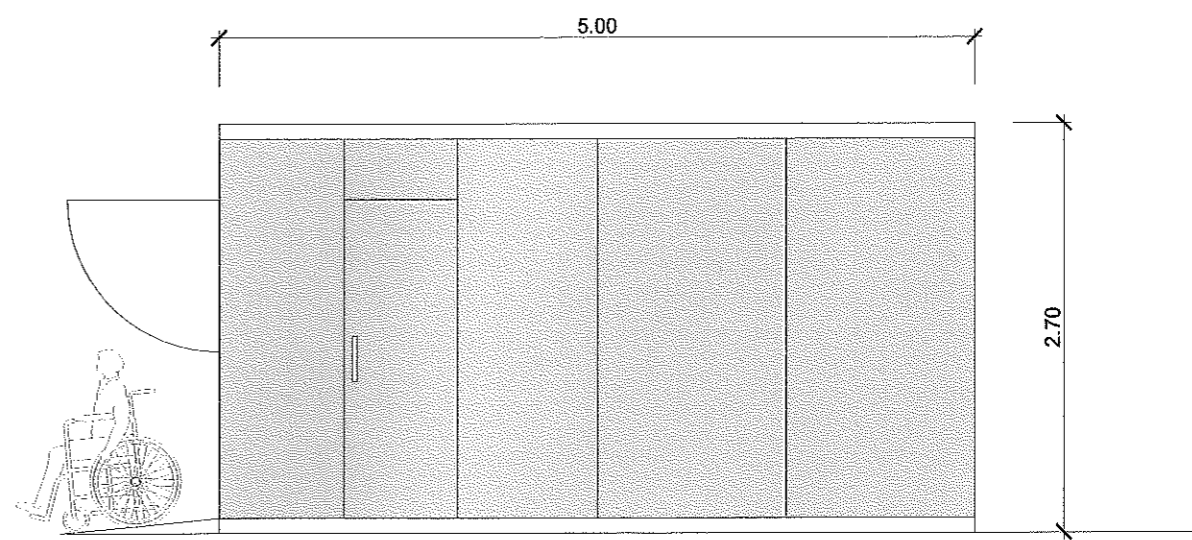



ALZADO 4
 Escala 1:50

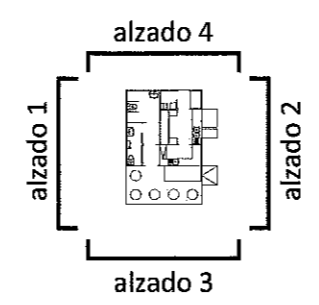


 ALCALÁ DE HENARES AYUNTAMIENTO	<h1>ANTEPROYECTO</h1> <h2>CONCESIÓN DE KIOSCO EN PARQUE SAN ISIDRO</h2> <p>Alcalá de Henares. Madrid.</p>	
	Denominación: <h3 style="text-align: center;">ALZADOS</h3>	Fecha: Sept. 2013
Projectista: David Andrés Arquitecto municipal	Dibujado: Alejandro Sevillano	Original: A3 Escalas: 1:50 1:75

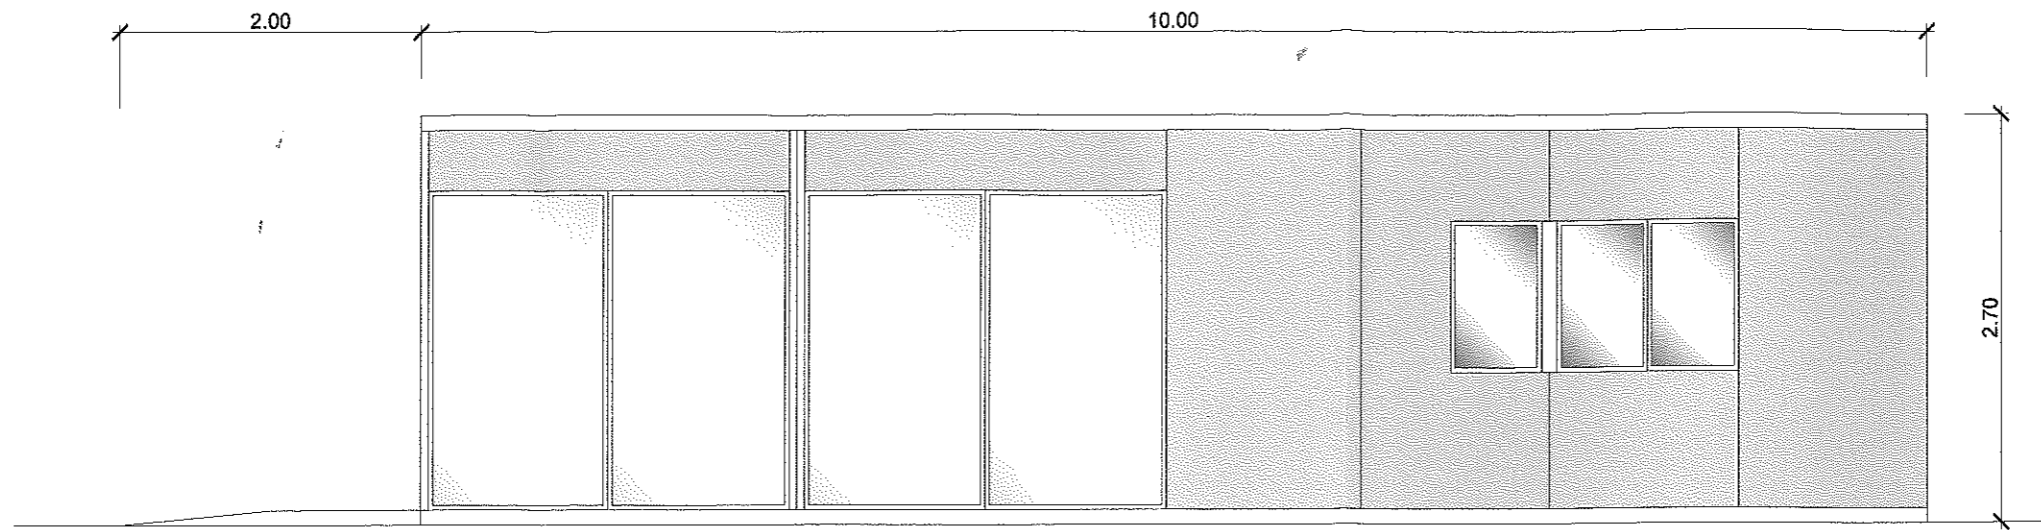


ALZADO 1
Escala 1:50

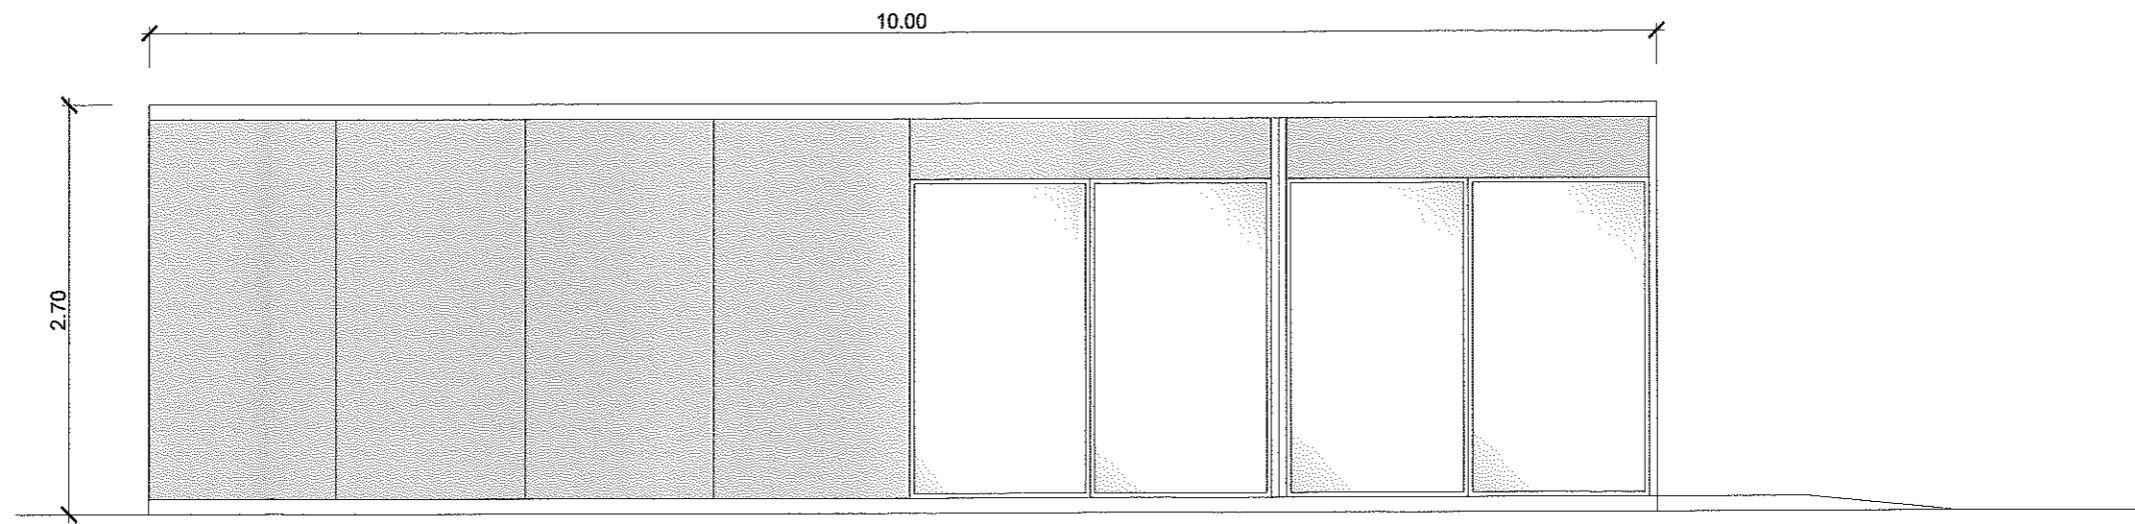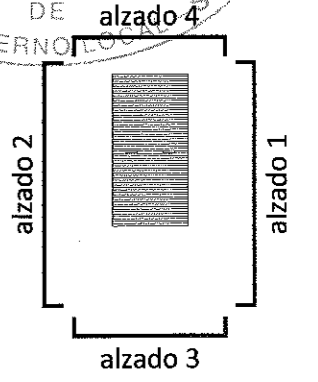


ALZADO 2
Escala 1:50

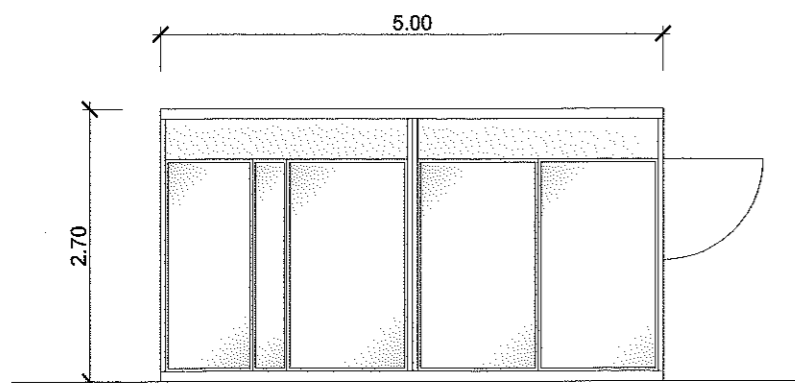


ALZADO 3
Escala 1:75

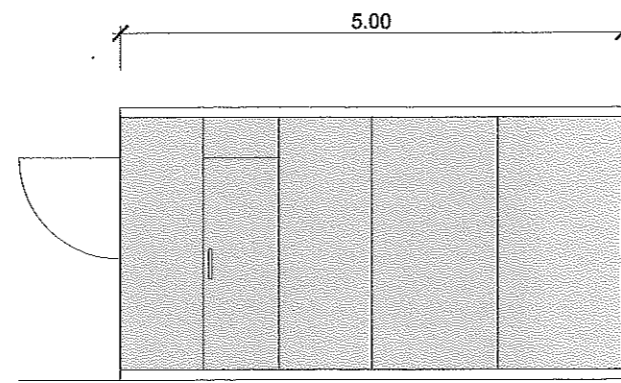


ALZADO 4
Escala 1:75



	ANTEPROYECTO		
	CONCESIÓN DE KIOSCO EN PARQUE SAN ISIDRO		
Alcalá de Henares. Madrid.			
Denominación:	ALZADOS		Fecha: Sept. 2013
Proyectista:	David Andrés Arquitecto municipal	Dibujado:	Alejandro Sevillano
		Original: A3	Plano nº: 4-B
		Escalas: 1:50 1:75	

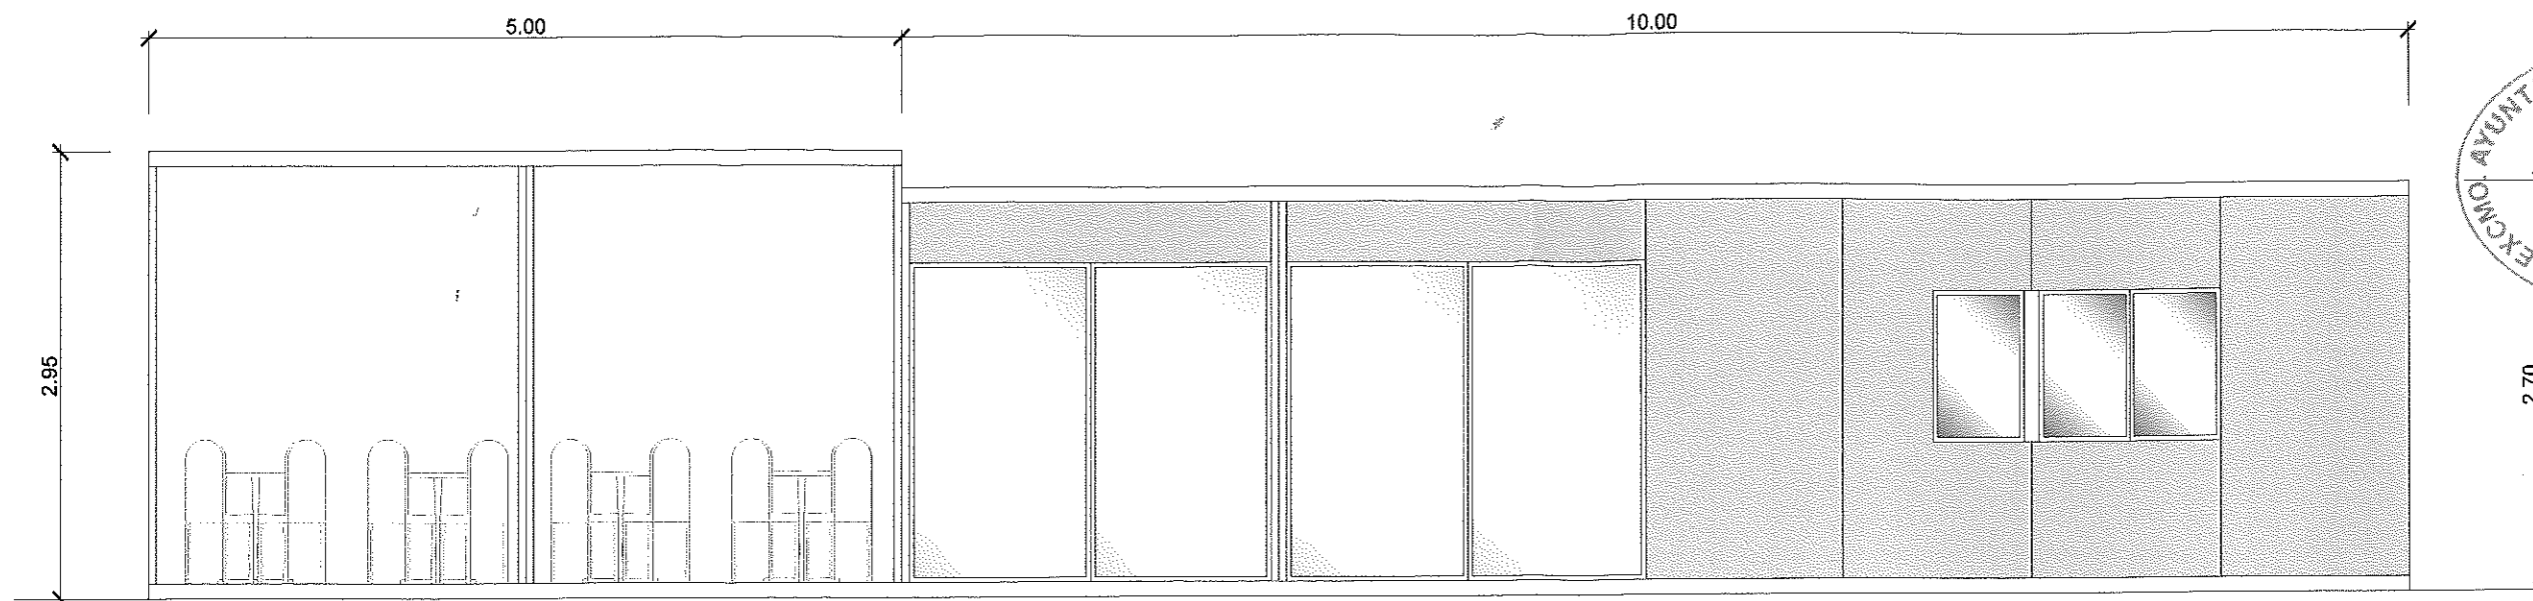


ALZADO 1
Escala 1:50

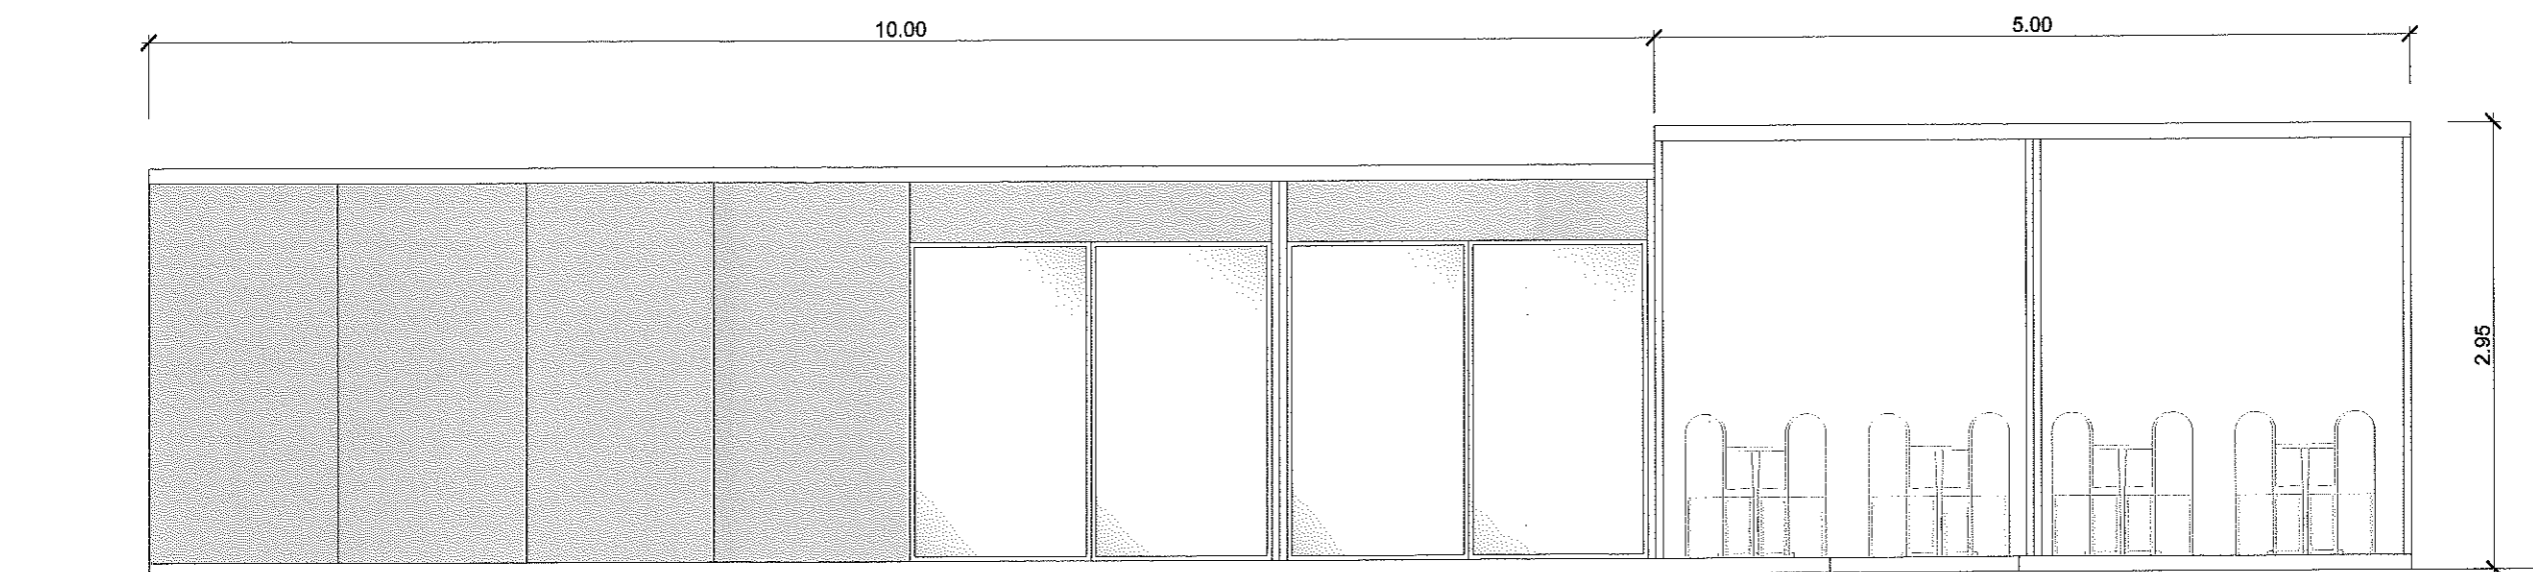


ALZADO 2
Escala 1:50

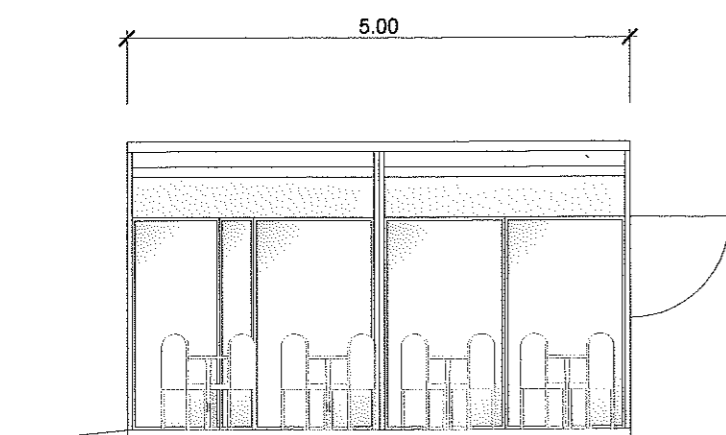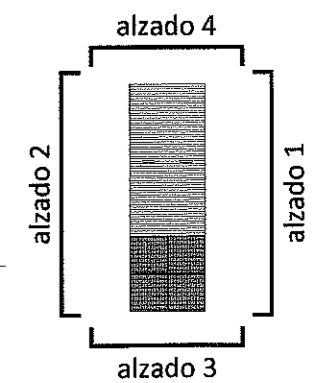


ALZADO 3
Escala 1:75



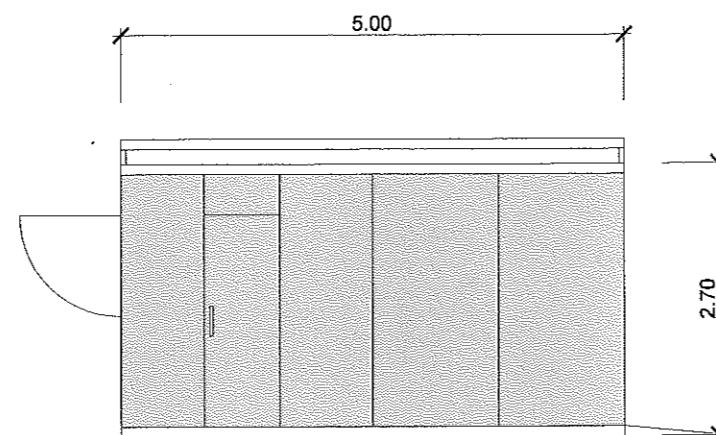


ALZADO 4
Escala 1:75

 ALCALÁ DE HENARES AYUNTAMIENTO	<h1>ANTEPROYECTO</h1> <h2>CONCESIÓN DE KIOSCO EN PARQUE SAN ISIDRO</h2> <p>Alcalá de Henares. Madrid.</p>	
	Denominación: <h3 style="text-align: center;">ALZADOS</h3>	Fecha: Sept. 2013
Projectista: David Andrés Arquitecto municipal	Dibujado: Alejandro Sevillano	Original: A3 Escalas: 1:50 1:75

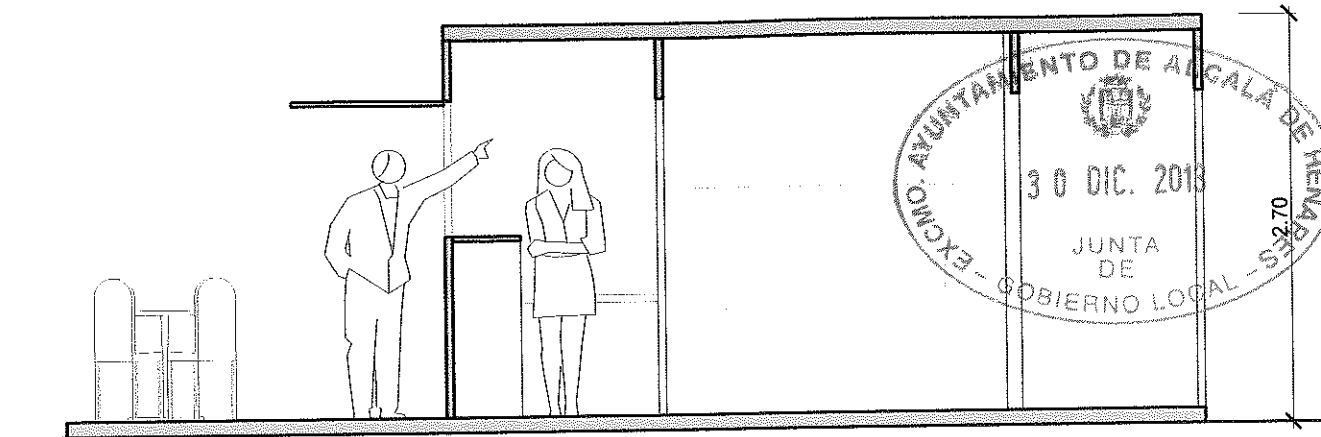

SECCIÓN A - A
Escala 1:50

 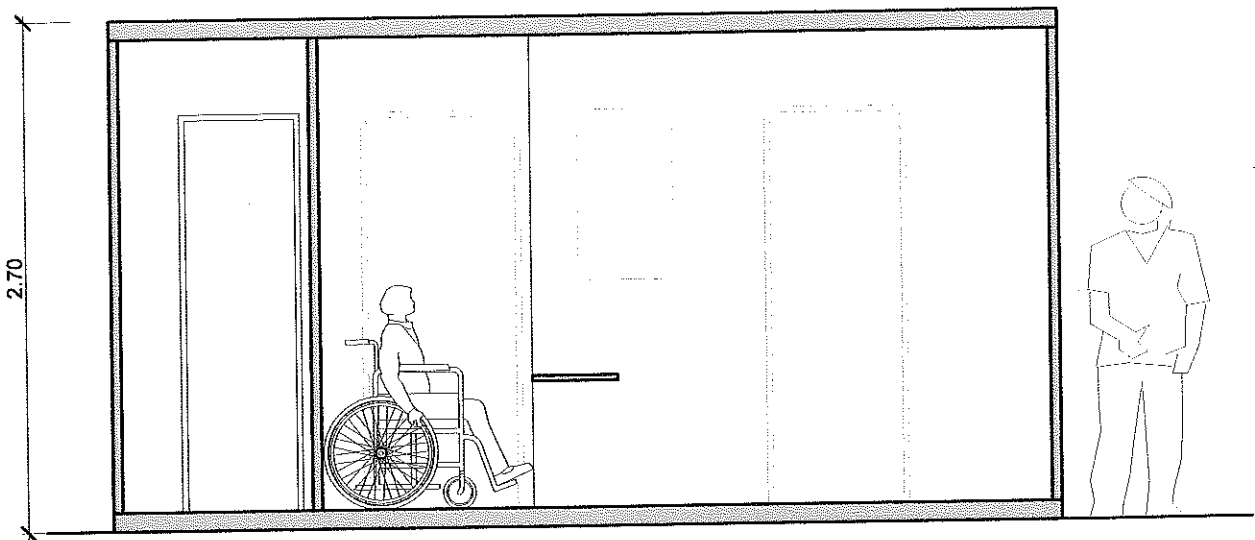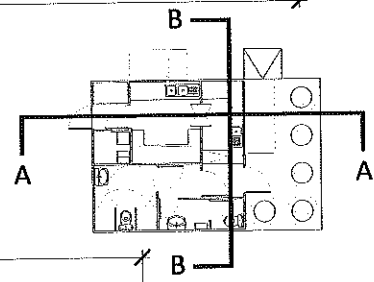

SECCIÓN B - B
Escala 1:40




ANTEPROYECTO


CONCESIÓN DE KIOSCO EN PARQUE SAN ISIDRO

Alcalá de Henares. Madrid.


Denominación:	SECCIONES	Fecha:	Sept. 2013	Plano nº: 5-A
		Original:	A3	
Proyectista:	Dibujado:	Escalas:	1:50 1:40	
David Andrés Arquitecto municipal	Alejandro Sevillano			

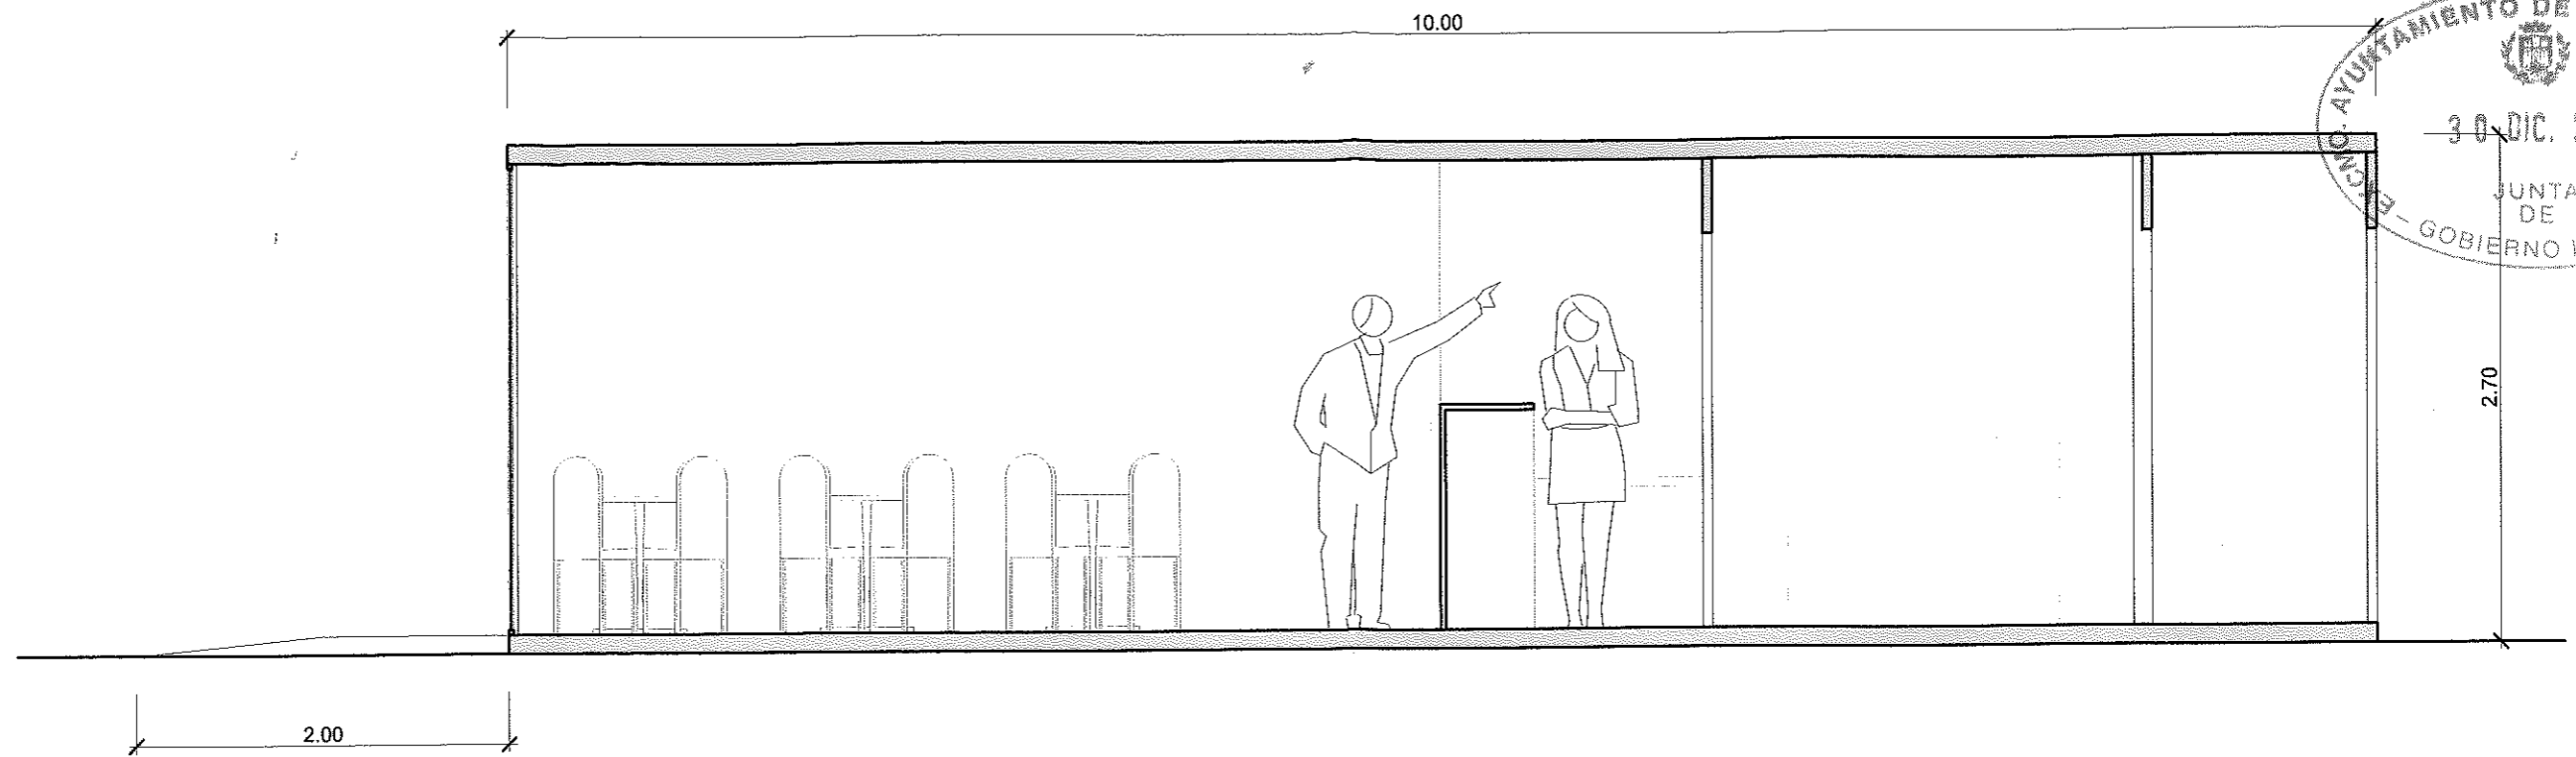



SECCIÓN A - A
Escala 1:40

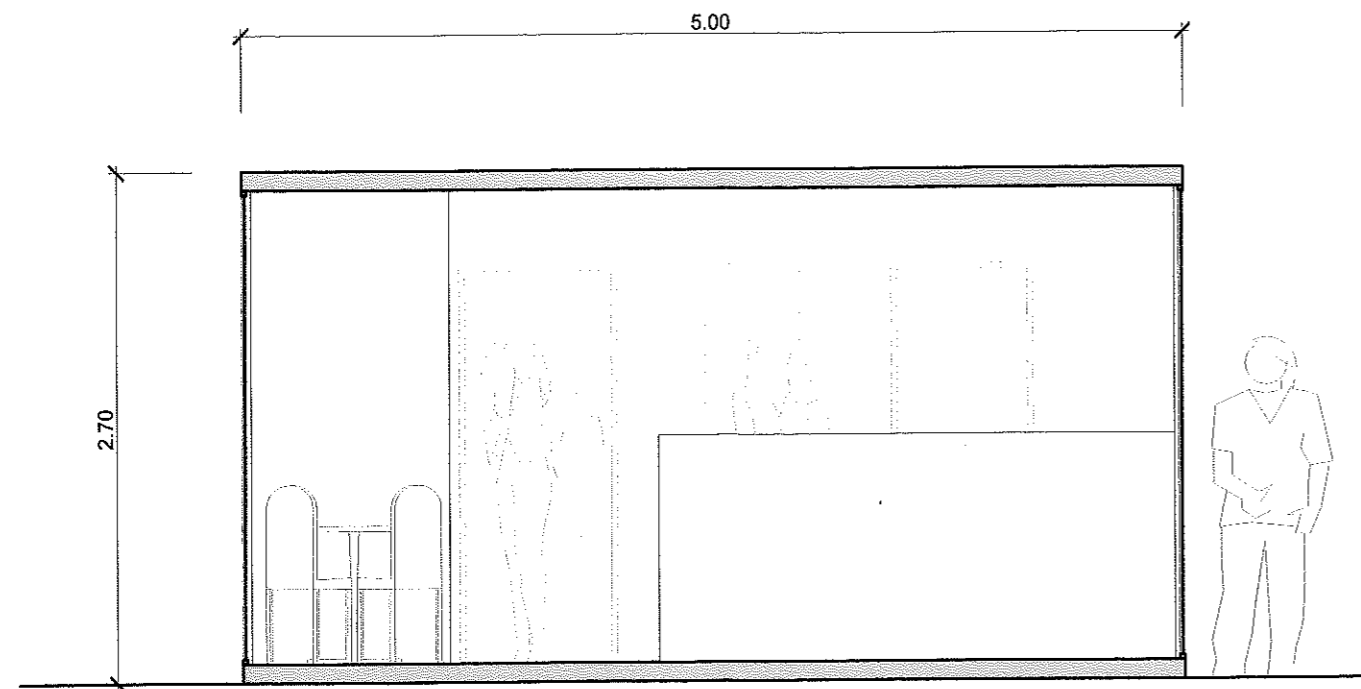



SECCIÓN B - B
Escala 1:40

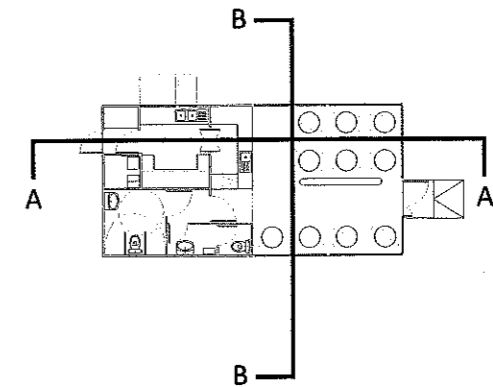


 ALCALÁ DE HENARES AYUNTAMIENTO	<h1>ANTEPROYECTO</h1> <h2>CONCESIÓN DE KIOSCO EN PARQUE SAN ISIDRO</h2> <p>Alcalá de Henares. Madrid.</p>	
	Denominación: <div style="text-align: center; font-weight: bold; font-size: 1.2em;">SECCIONES</div>	Fecha: Sept. 2013
Proyectota: David Andrés Arquitecto municipal	Dibujado: Alejandro Sevillano	Original: A3
		Escalas: 1:40

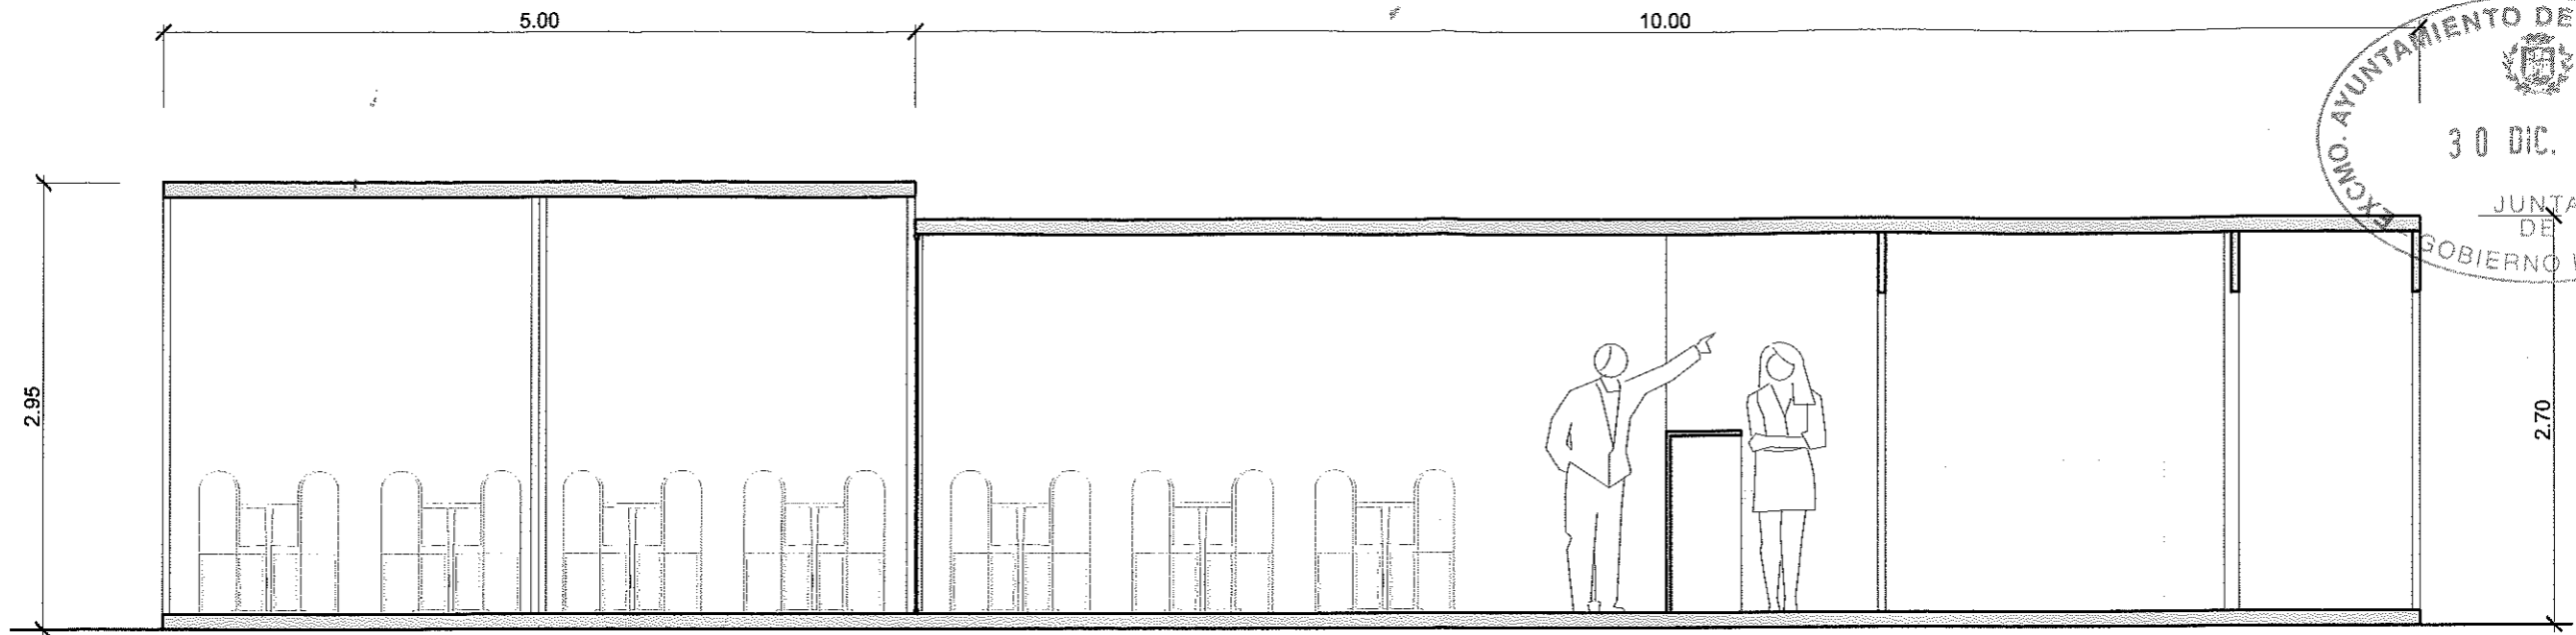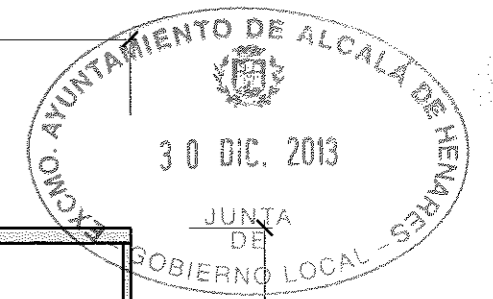


SECCIÓN A - A
Escala 1:50

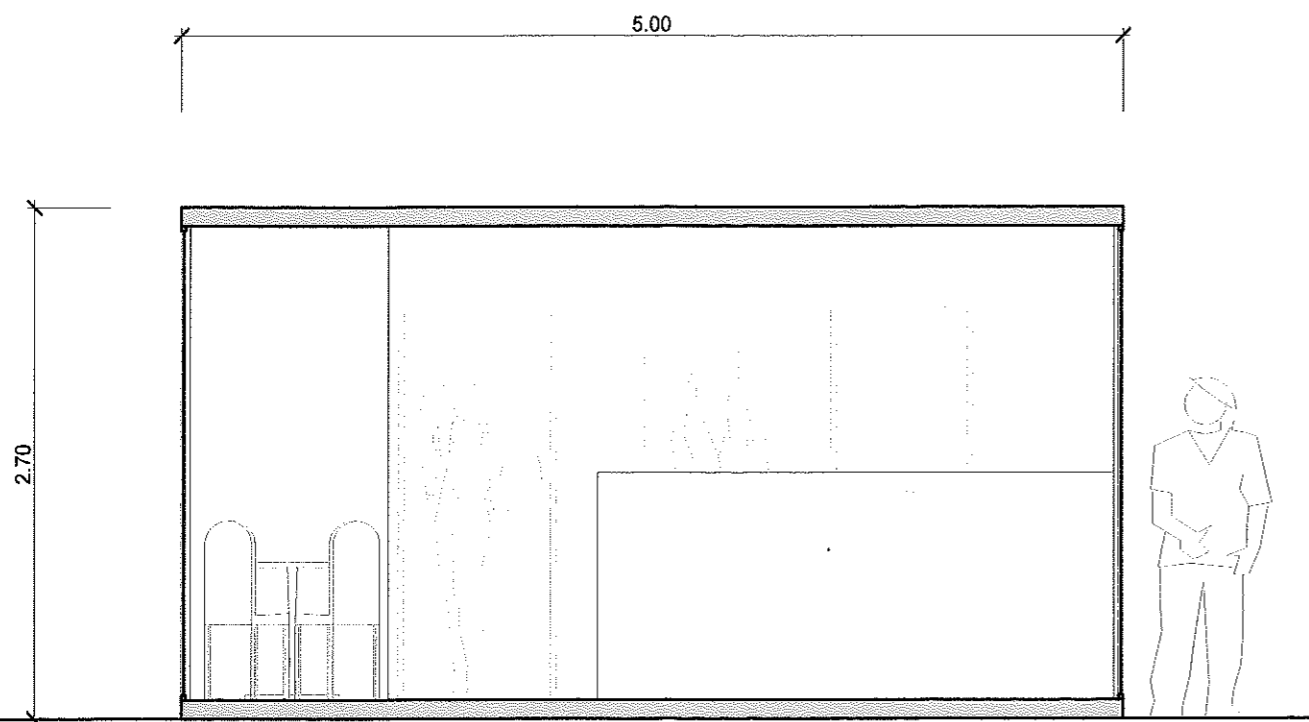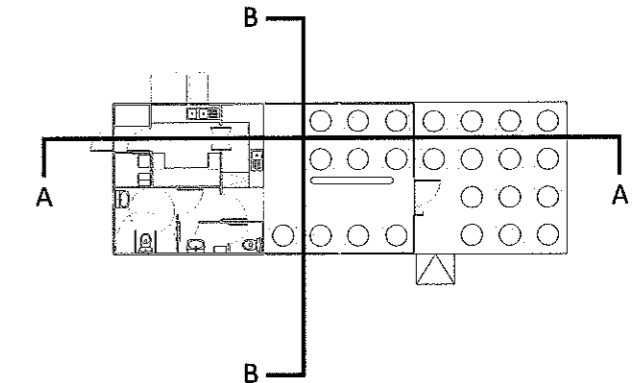


SECCIÓN B - B
Escala 1:40

 ALCALÁ DE HENARES AYUNTAMIENTO	<h1>ANTEPROYECTO</h1> <h2>CONCESIÓN DE KIOSCO EN PARQUE SAN ISIDRO</h2> <p>Alcalá de Henares. Madrid.</p>	
	Denominación: <h3 style="text-align: center;">SECCIONES</h3>	Fecha: Sept. 2013
Projectista: David Andrés Arquitecto municipal	Dibujado: Alejandro Sevillano	Original: A3 Escalas: 1:50 1:40

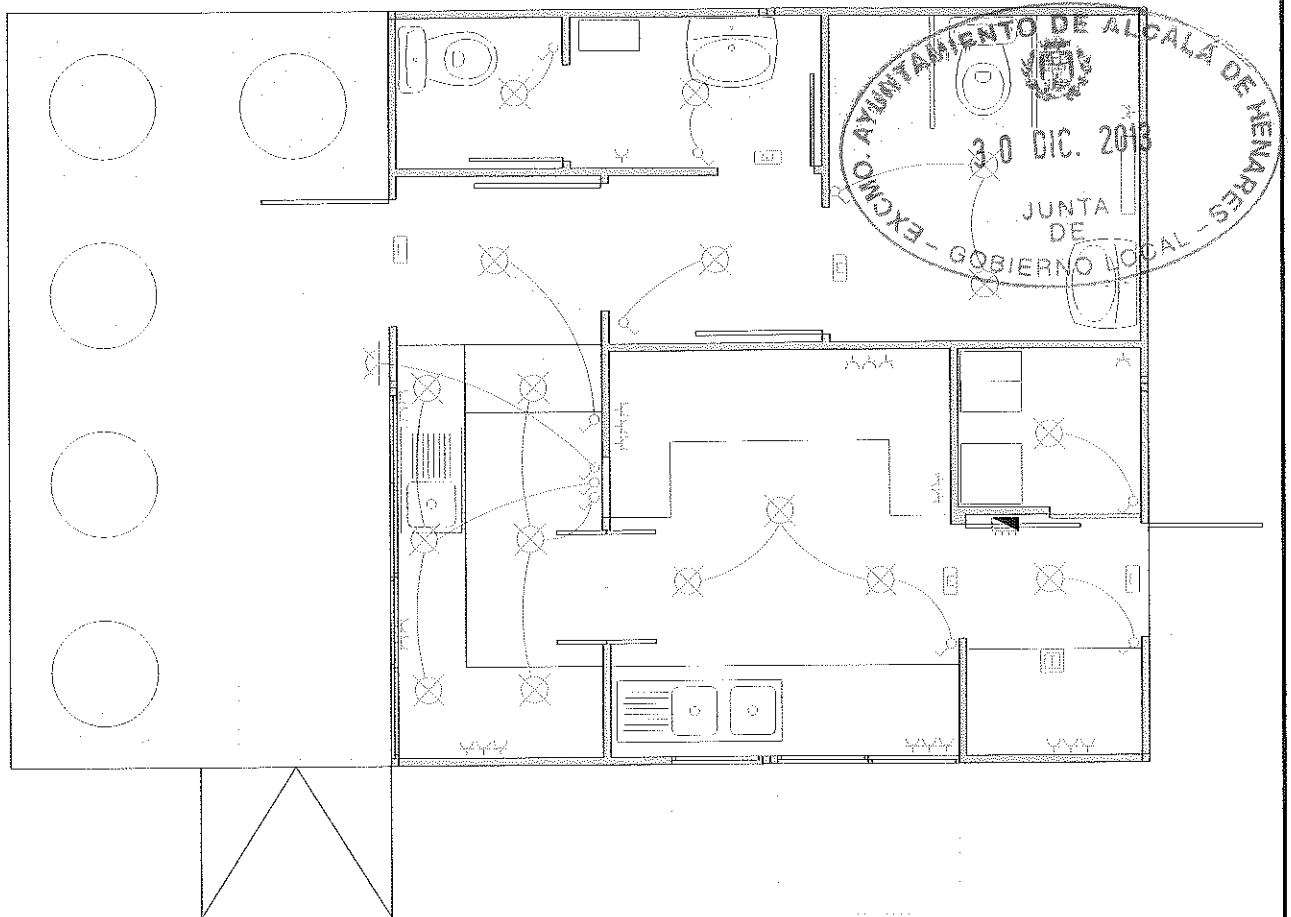

INSTALACIÓN DE ELECTRICIDAD
escala 1:50

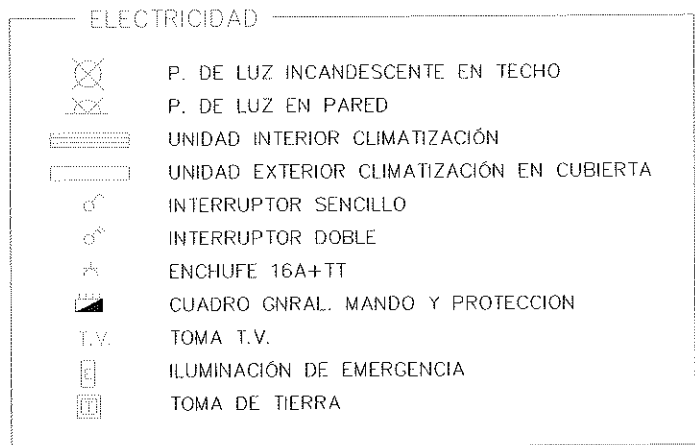

ANTEPROYECTO

CONCESIÓN DE KIOSCO EN PARQUE SAN ISIDRO

Alcalá de Henares. Madrid.

Denominación: **INSTALACIONES DE ELECTRICIDAD,
TELECOMUNICACIONES Y CLIMATIZACIÓN**

Fecha: **Sept. 2013**

Plano nº:


Original: **A3**

6-A

Proyectista:
David Andrés
Arquitecto municipal

Dibujado:
Alejandro Sevillano


Escalas: **1:50**

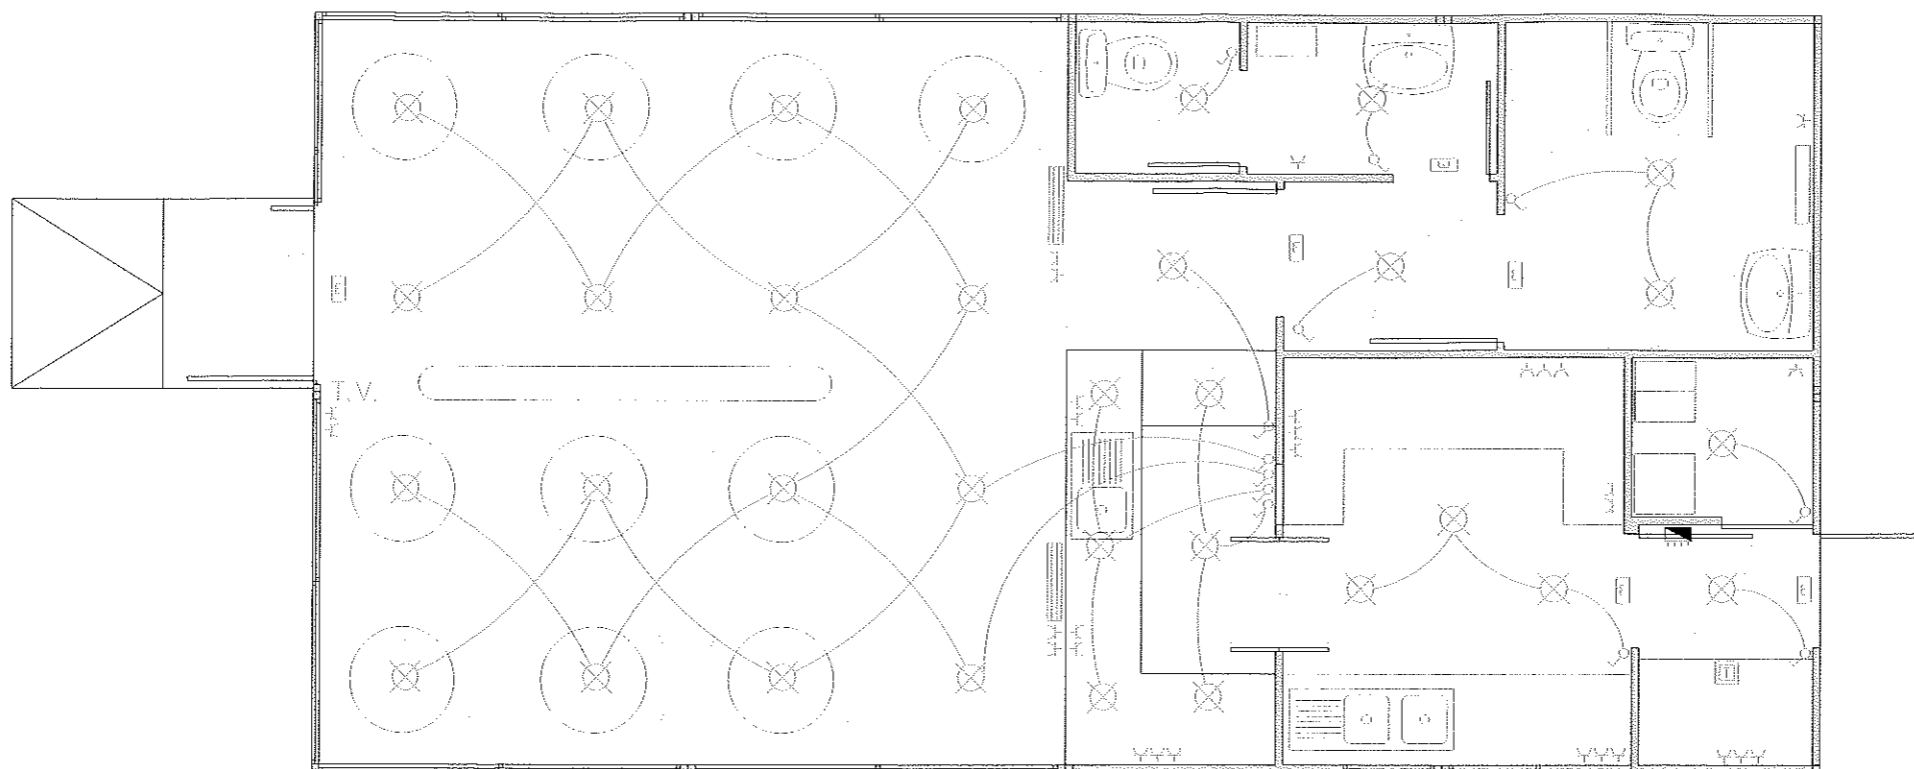

INSTALACIÓN DE ELECTRICIDAD
escala 1:50

ELECTRICIDAD	
	P. DE LUZ INCANDESCENTE EN TECHO
	P. DE LUZ EN PARED
	UNIDAD INTERIOR CLIMATIZACIÓN
	UNIDAD EXTERIOR CLIMATIZACIÓN EN CUBIERTA
	INTERRUPTOR SENCILLO
	INTERRUPTOR DOBLE
	ENCHUFE 16A+TT
	CUADRO GNRAL. MANDO Y PROTECCION
	TOMA T.V.
	ILUMINACIÓN DE EMERGENCIA
	TOMA DE TIERRA


<p>ALCALÁ DE HENARES AYUNTAMIENTO</p>	<h1>ANTEPROYECTO</h1> <h2>CONCESIÓN DE KIOSCO EN PARQUE SAN ISIDRO</h2> <p>Alcalá de Henares. Madrid.</p>	
	<p>Denominación: INSTALACIONES DE ELECTRICIDAD, TELECOMUNICACIONES Y CLIMATIZACIÓN</p>	<p>Fecha: Sept. 2013</p>
<p>Proyectista: David Andrés Arquitecto municipal</p>	<p>Dibujado: Alejandro Sevillano</p>	<p>Original: A3</p> <p>Escalas: 1:50</p>

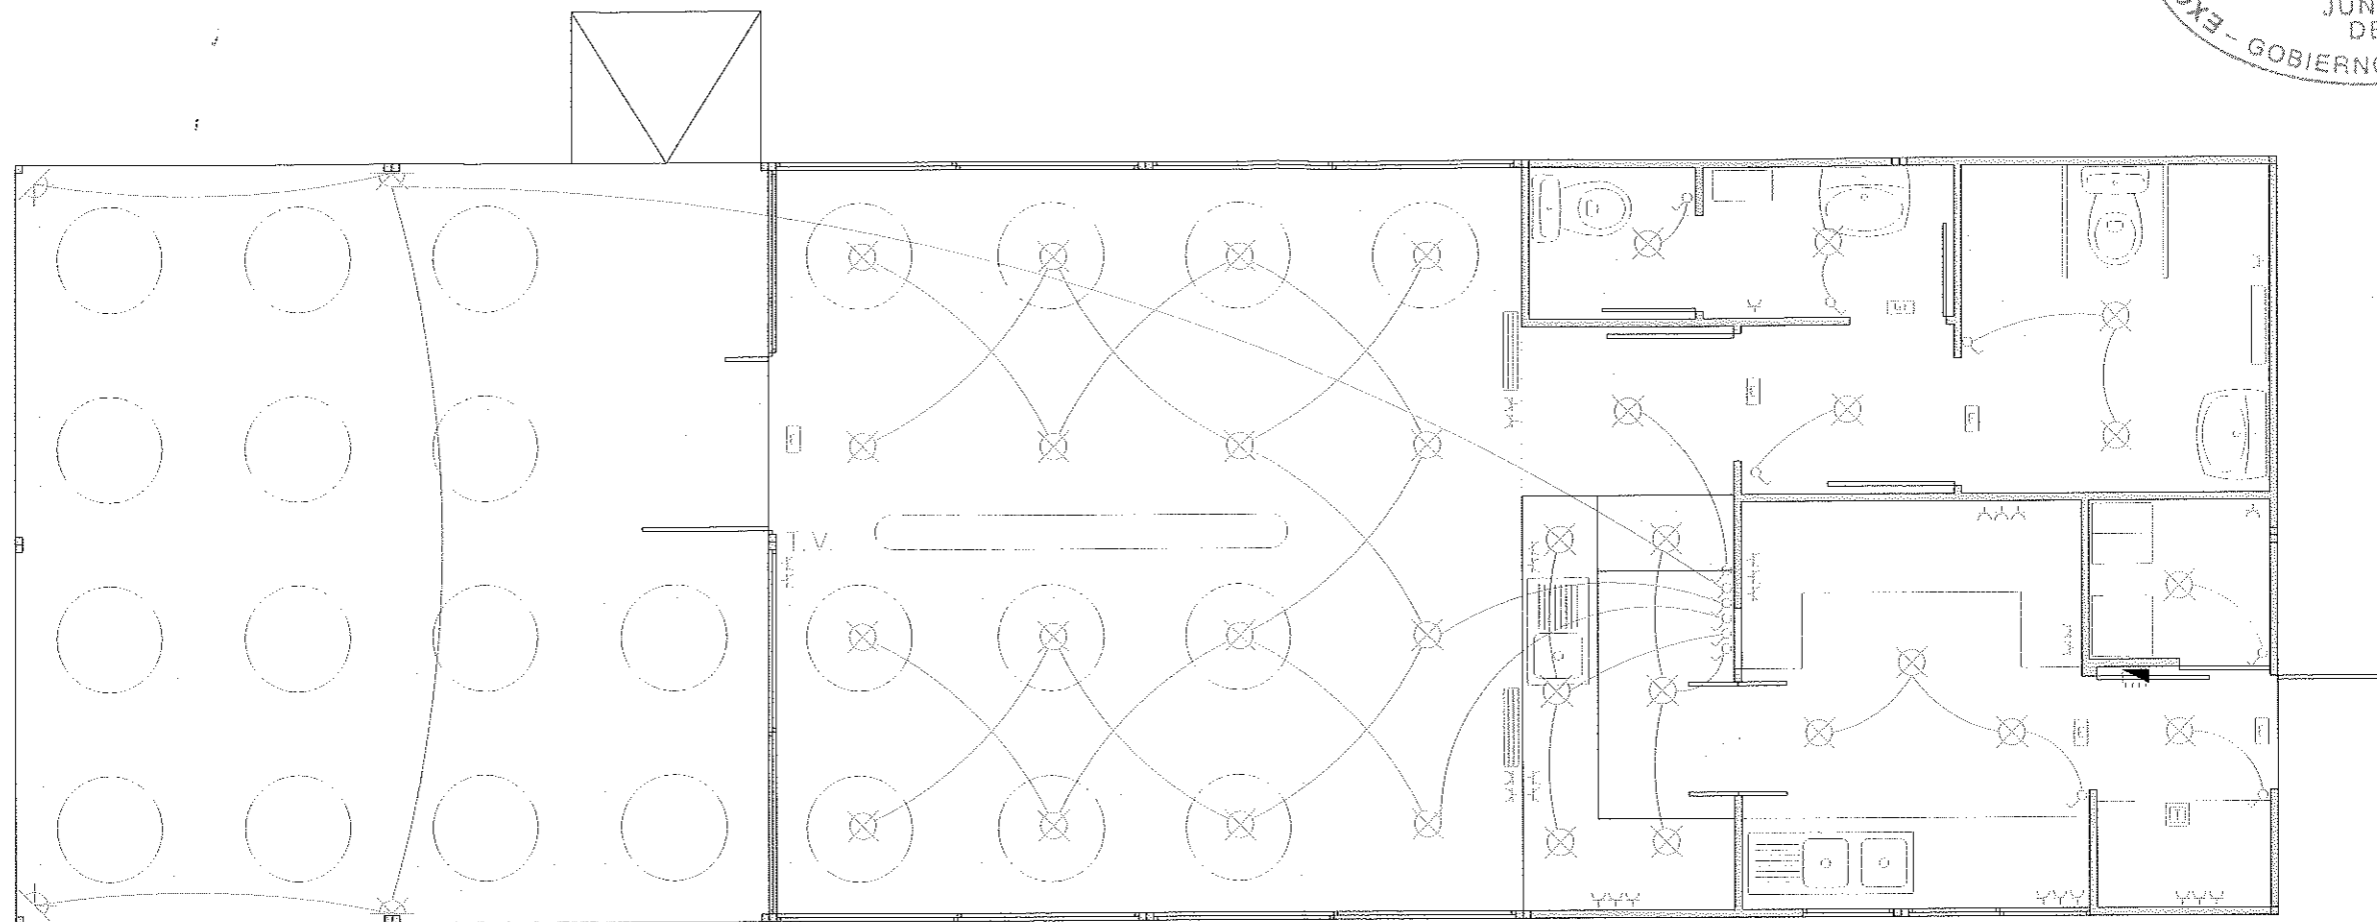

INSTALACIÓN DE ELECTRICIDAD
 escala 1:50


ELECTRICIDAD	
	P. DE LUZ INCANDESCENTE EN TECHO
	P. DE LUZ EN PARED
	UNIDAD INTERIOR CLIMATIZACIÓN
	UNIDAD EXTERIOR CLIMATIZACIÓN EN CUBIERTA
	INTERRUPTOR SENCILLO
	INTERRUPTOR DOBLE
	ENCHUFE 16A+TT
	CUADRO GNRAL. MANDO Y PROTECCION
	TOMA T.V.
	ILUMINACIÓN DE EMERGENCIA
	TOMA DE TIERRA


<p>ALCALÁ DE HENARES AYUNTAMIENTO</p>	<h1>ANTEPROYECTO</h1> <h2>CONCESIÓN DE KIOSCO EN PARQUE SAN ISIDRO</h2> <p>Alcalá de Henares. Madrid.</p>	
	Denominación: INSTALACIONES DE ELECTRICIDAD, TELECOMUNICACIONES Y CLIMATIZACIÓN	Fecha: Sept. 2013
Projectista: David Andrés Arquitecto municipal	Dibujado: Alejandro Sevillano	Original: A3
		Escalas: 1:50

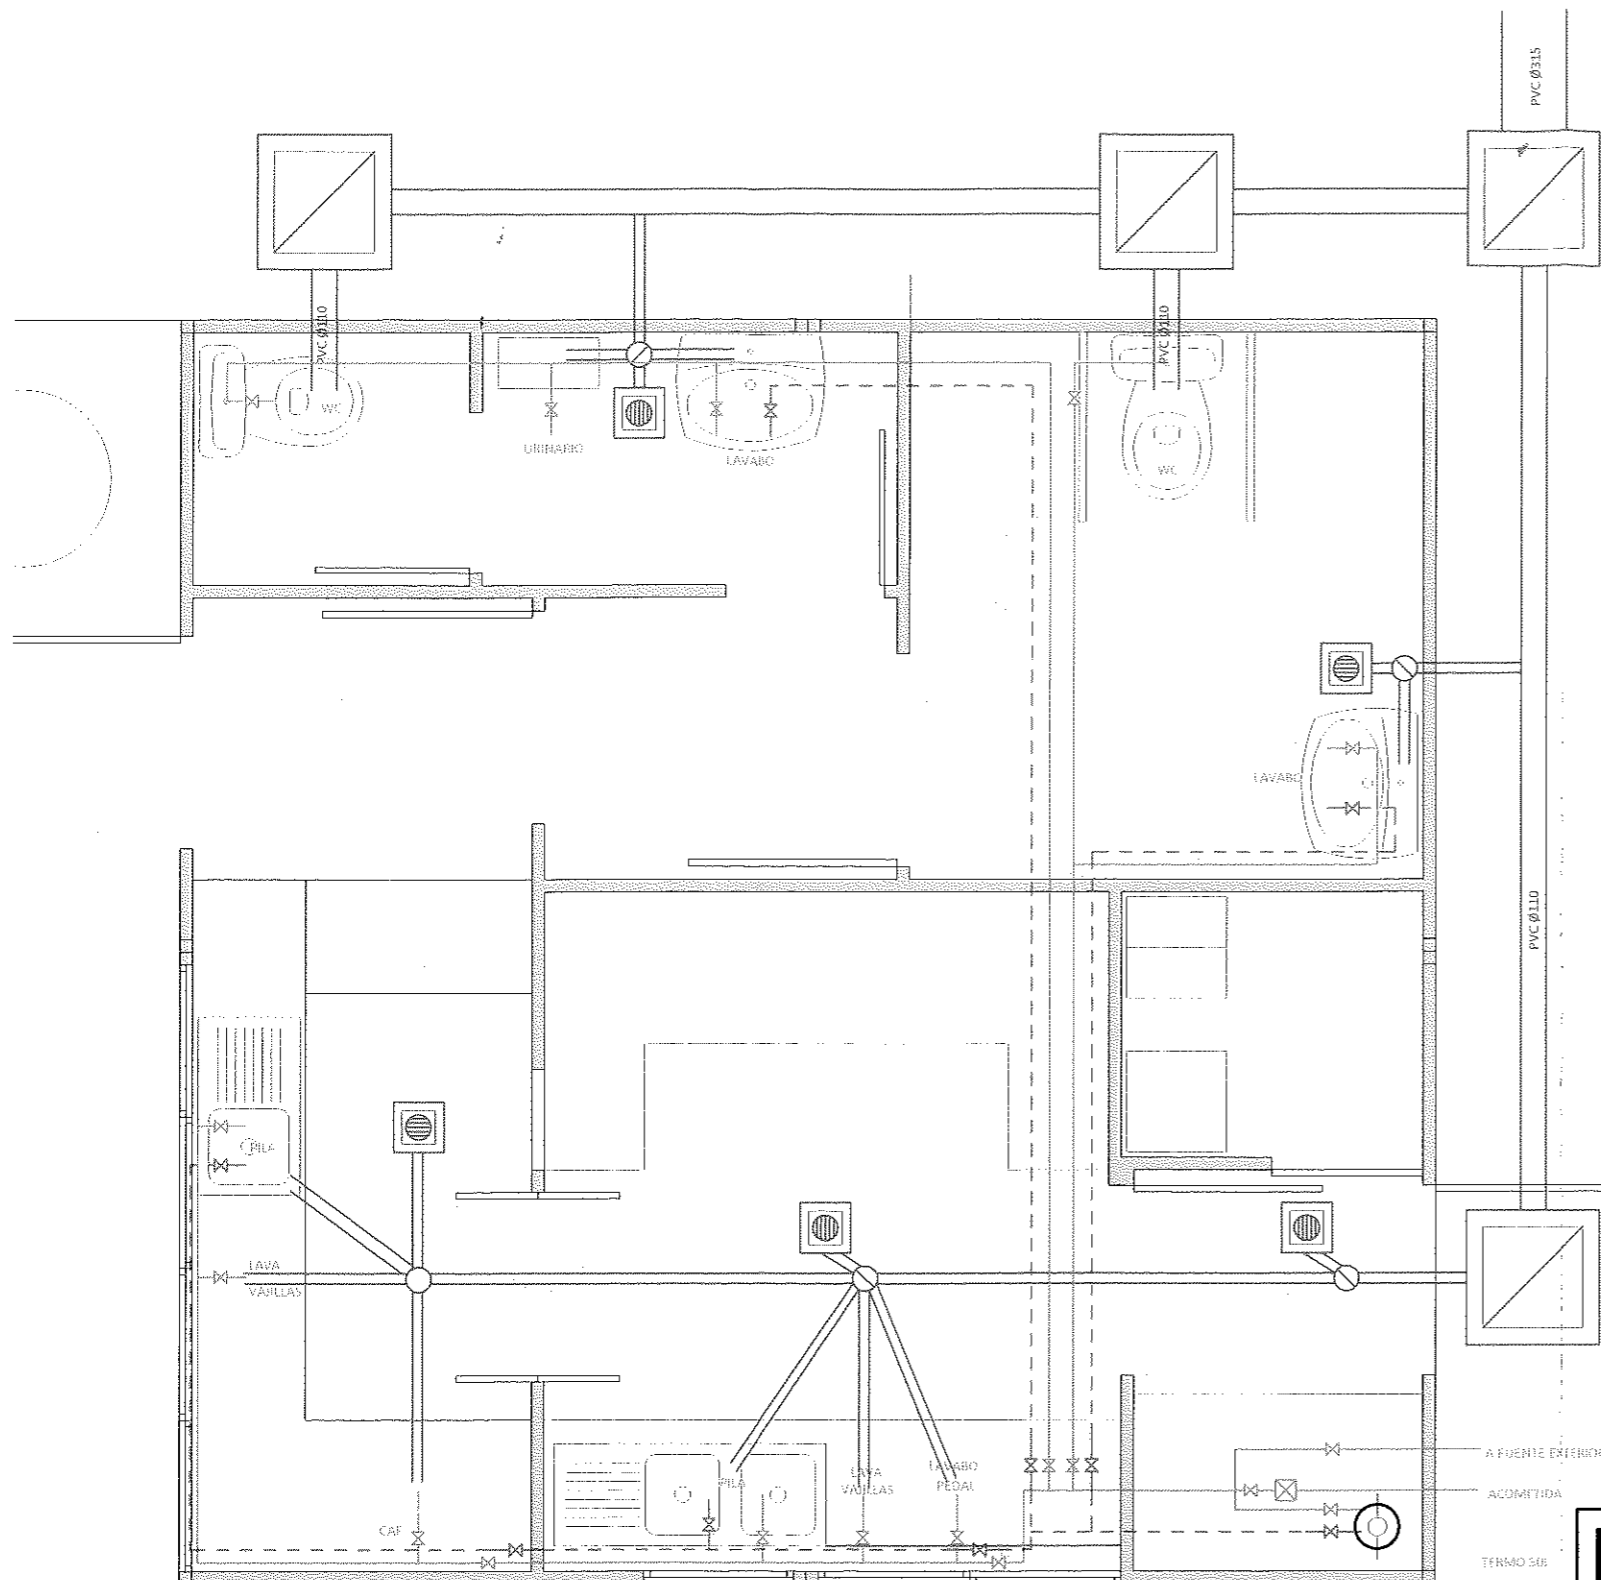

- FONTANERIA Y SANEAMIENTO
- AGUA FRÍA
 - - - AGUA CALIENTE
 - AF GRIFO AGUA FRÍA
 - AC GRIFO AGUA CALIENTE
 - ⊙ TERMO 25 LITROS
 - ⊘ LLAVE DE PASO
 - ⊠ CONTADOR
 - ⊙ SUMIDERO SIFONICO
 - ⊠ ARQUETA DE PASO
 - ▬ TUBERIA DE PVC ENTERRADA
 - ⊙ BOTE SIFONICO


INSTALACIONES DE DISTRIBUCIÓN Y EVACUACIÓN DE AGUAS
escala 1:30


 ALCALÁ DE HENARES AYUNTAMIENTO	<h1>ANTEPROYECTO</h1> <h2>CONCESIÓN DE KIOSCO EN PARQUE SAN ISIDRO</h2> <p>Alcalá de Henares. Madrid.</p>	
	Denominación: INSTALACIONES DE DISTRIBUCIÓN Y EVACUACIÓN DE AGUAS	Fecha: Sept. 2013
Projectista: David Andrés Arquitecto municipal	Dibujado: Alejandro Sevillano	Original: A3 Escalas: 1:30

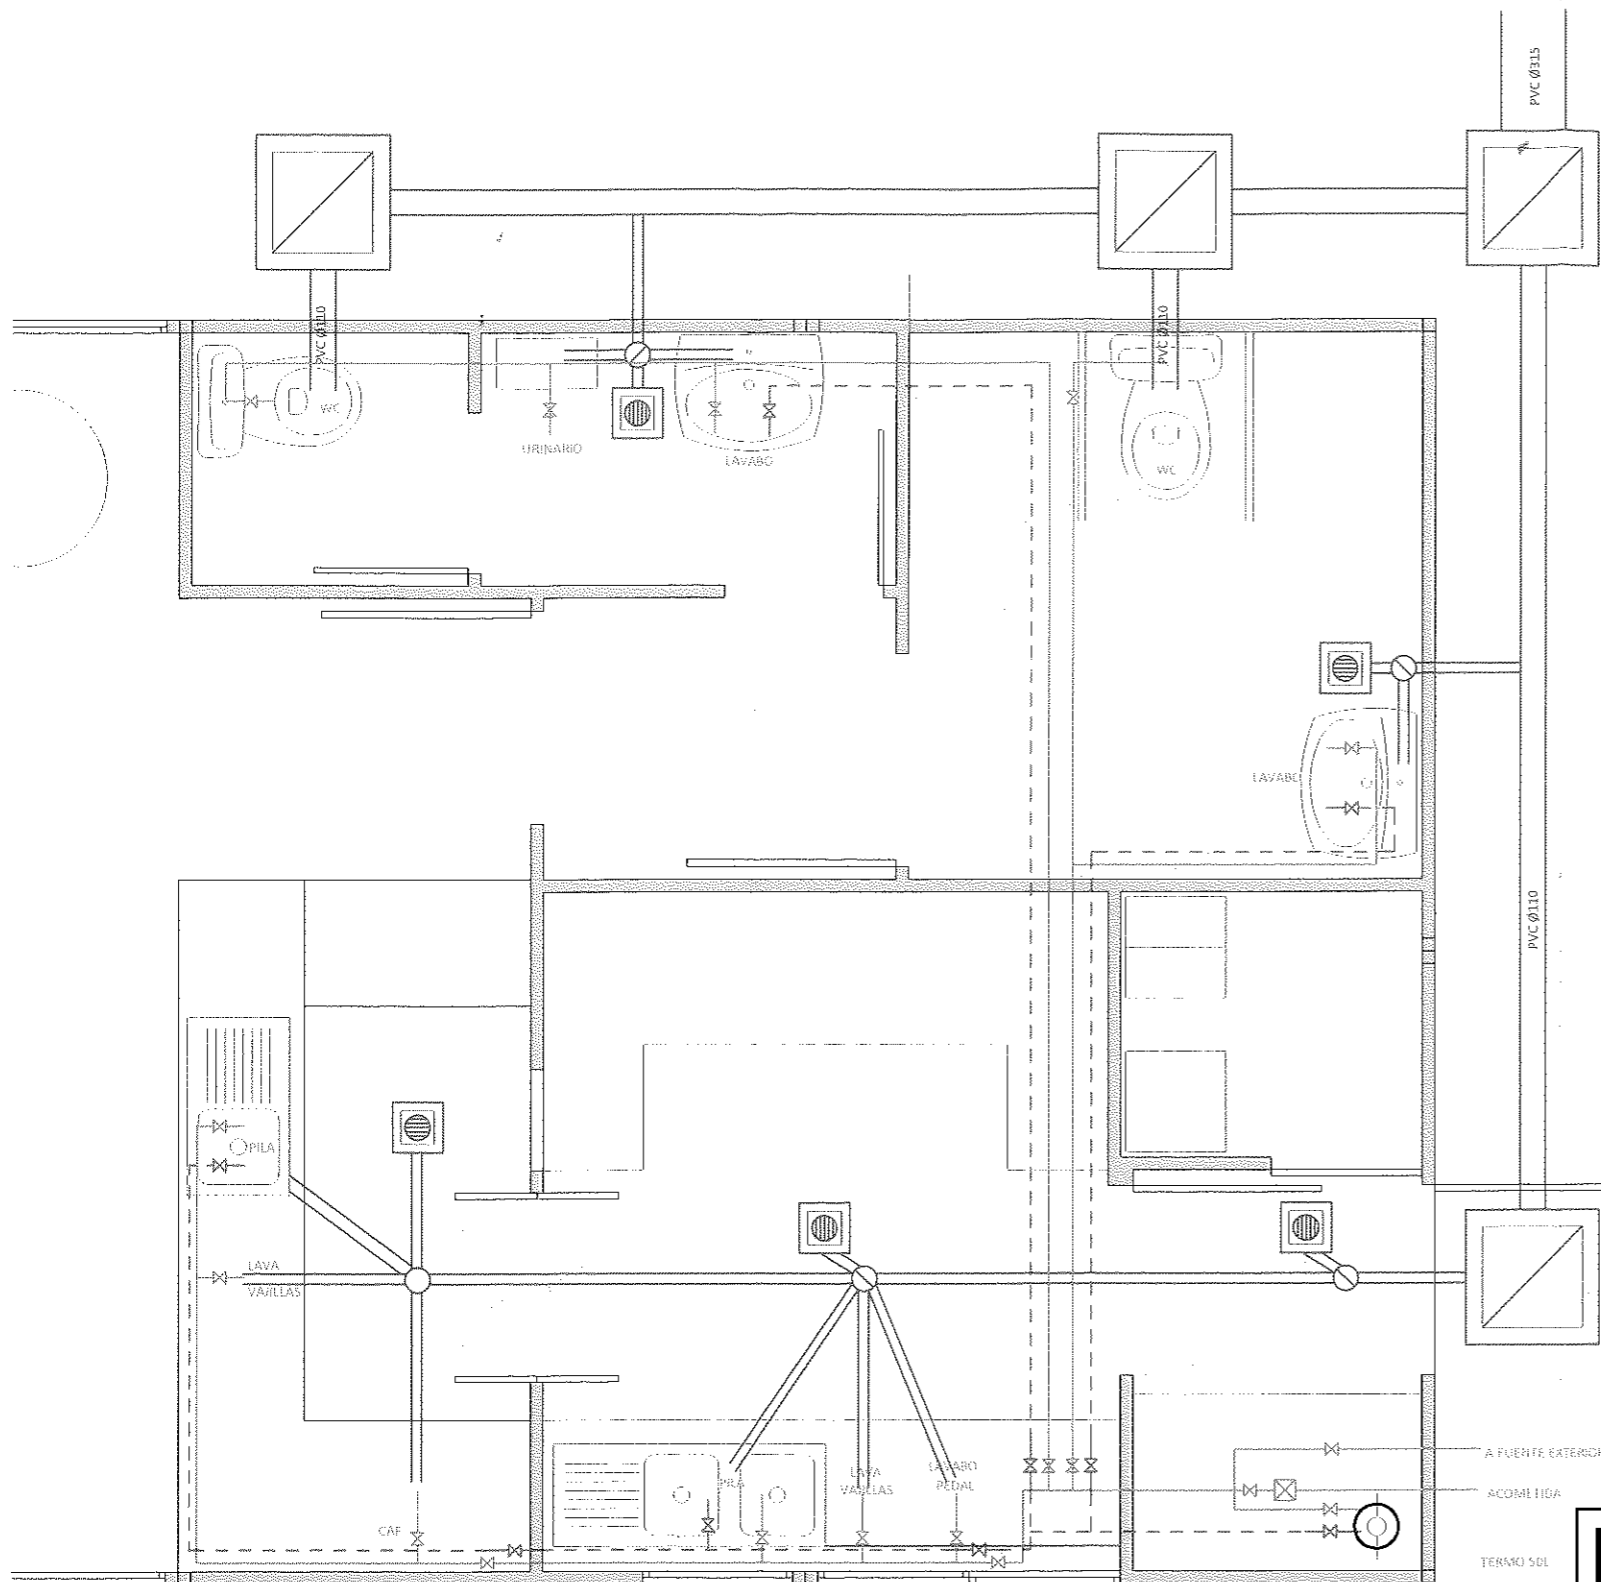

- FONTANERIA Y SANEAMIENTO
- AGUA FRIA
 - - - AGUA CALIENTE
 - AF GRIFO AGUA FRIA
 - AC GRIFO AGUA CALIENTE
 - ⊙ TERMO 25 LITROS
 - ⊘ LLAVE DE PASO
 - ⊠ CONTADOR
 - ⊙ SUMIDERO SIFONICO
 - ⊠ ARQUETA DE PASO
 - ⊠ TUBERIA DE PVC ENTERRADA
 - ⊙ BOTE SIFONICO

INSTALACIONES DE DISTRIBUCIÓN Y EVACUACIÓN DE AGUAS
escala 1:30


 ALCALÁ DE HENARES AYUNTAMIENTO	<h1>ANTEPROYECTO</h1> <h2>CONCESIÓN DE KIOSCO EN PARQUE SAN ISIDRO</h2> <p>Alcalá de Henares. Madrid.</p>	
	Denominación: INSTALACIONES DE DISTRIBUCIÓN Y EVACUACIÓN DE AGUAS	Fecha: Sept. 2013
Projectista: David Andrés Arquitecto municipal	Dibujado: Alejandro Sevillano	Original: A3 Escalas: 1:30

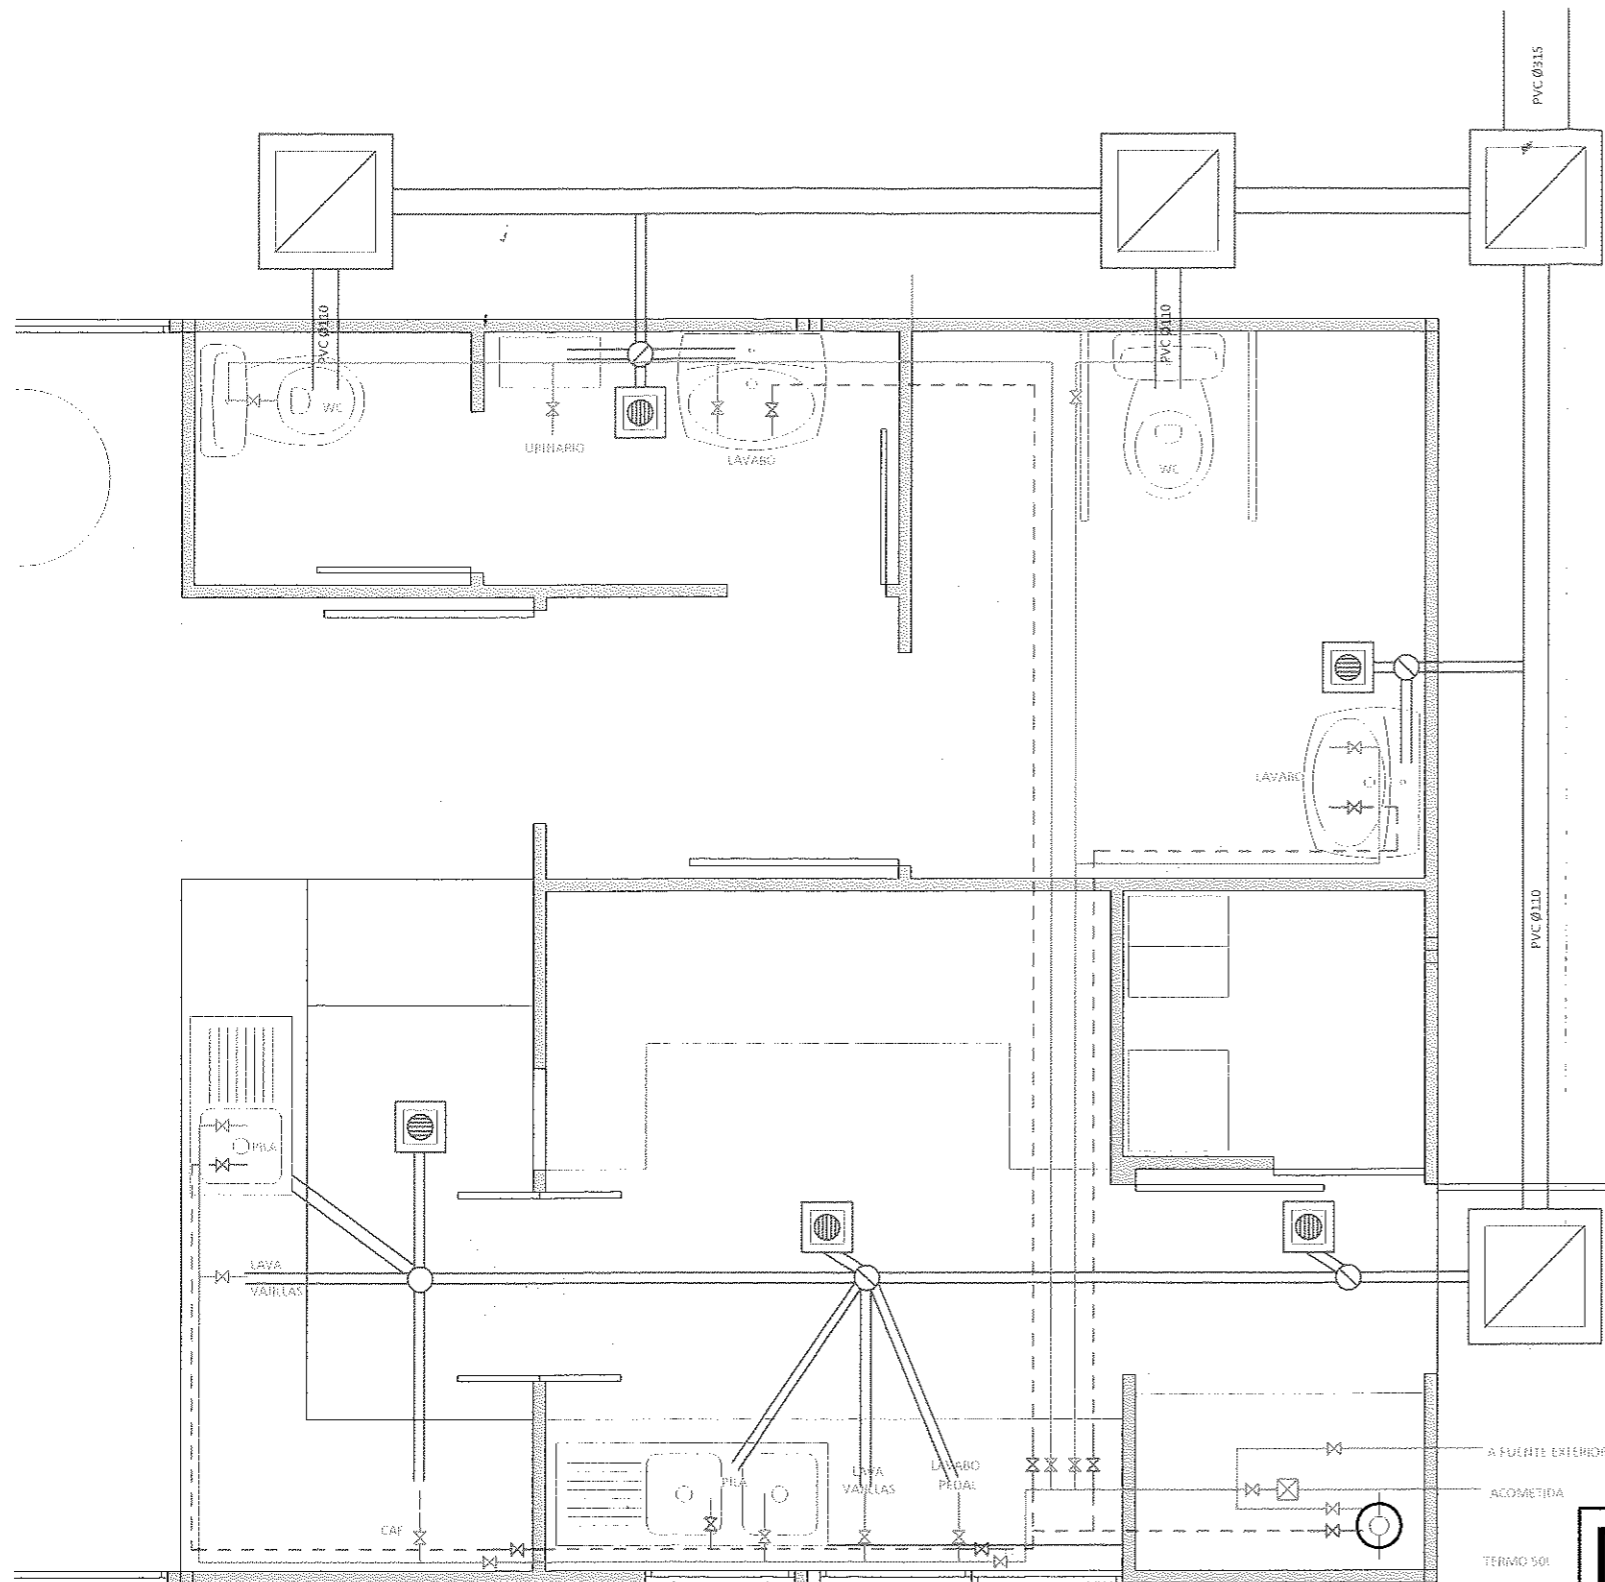

FONTANERIA Y SANEAMIENTO

—	AGUA FRIA
- - - -	AGUA CALIENTE
AF	GRIFO AGUA FRIA
AC	GRIFO AGUA CALIENTE
⊙	TERMO 25 LITROS
— —	LLAVE DE PASO
⊠	CONTADOR
⊙	SUMIDERO SIFONICO
⊠	ARQUETA DE PASO
— —	TUBERIA DE PVC ENTERRADA
⊙	BOTE SIFONICO

INSTALACIONES DE DISTRIBUCIÓN Y EVACUACIÓN DE AGUAS
escala 1:30

 ALCALÁ DE HENARES AYUNTAMIENTO	<h1>ANTEPROYECTO</h1> <h2>CONCESIÓN DE KIOSCO EN PARQUE SAN ISIDRO</h2> <p>Alcalá de Henares. Madrid.</p>	
	Denominación: INSTALACIONES DE DISTRIBUCIÓN Y EVACUACIÓN DE AGUAS	Fecha: Sept. 2013
Projectista: David Andrés Arquitecto municipal	Dibujado: Alejandro Sevillano	Original: A3 Escalas: 1:30